


Согласовано

Согласовано

Взам. инв. №

Подп. и дата


Инв. № подл.

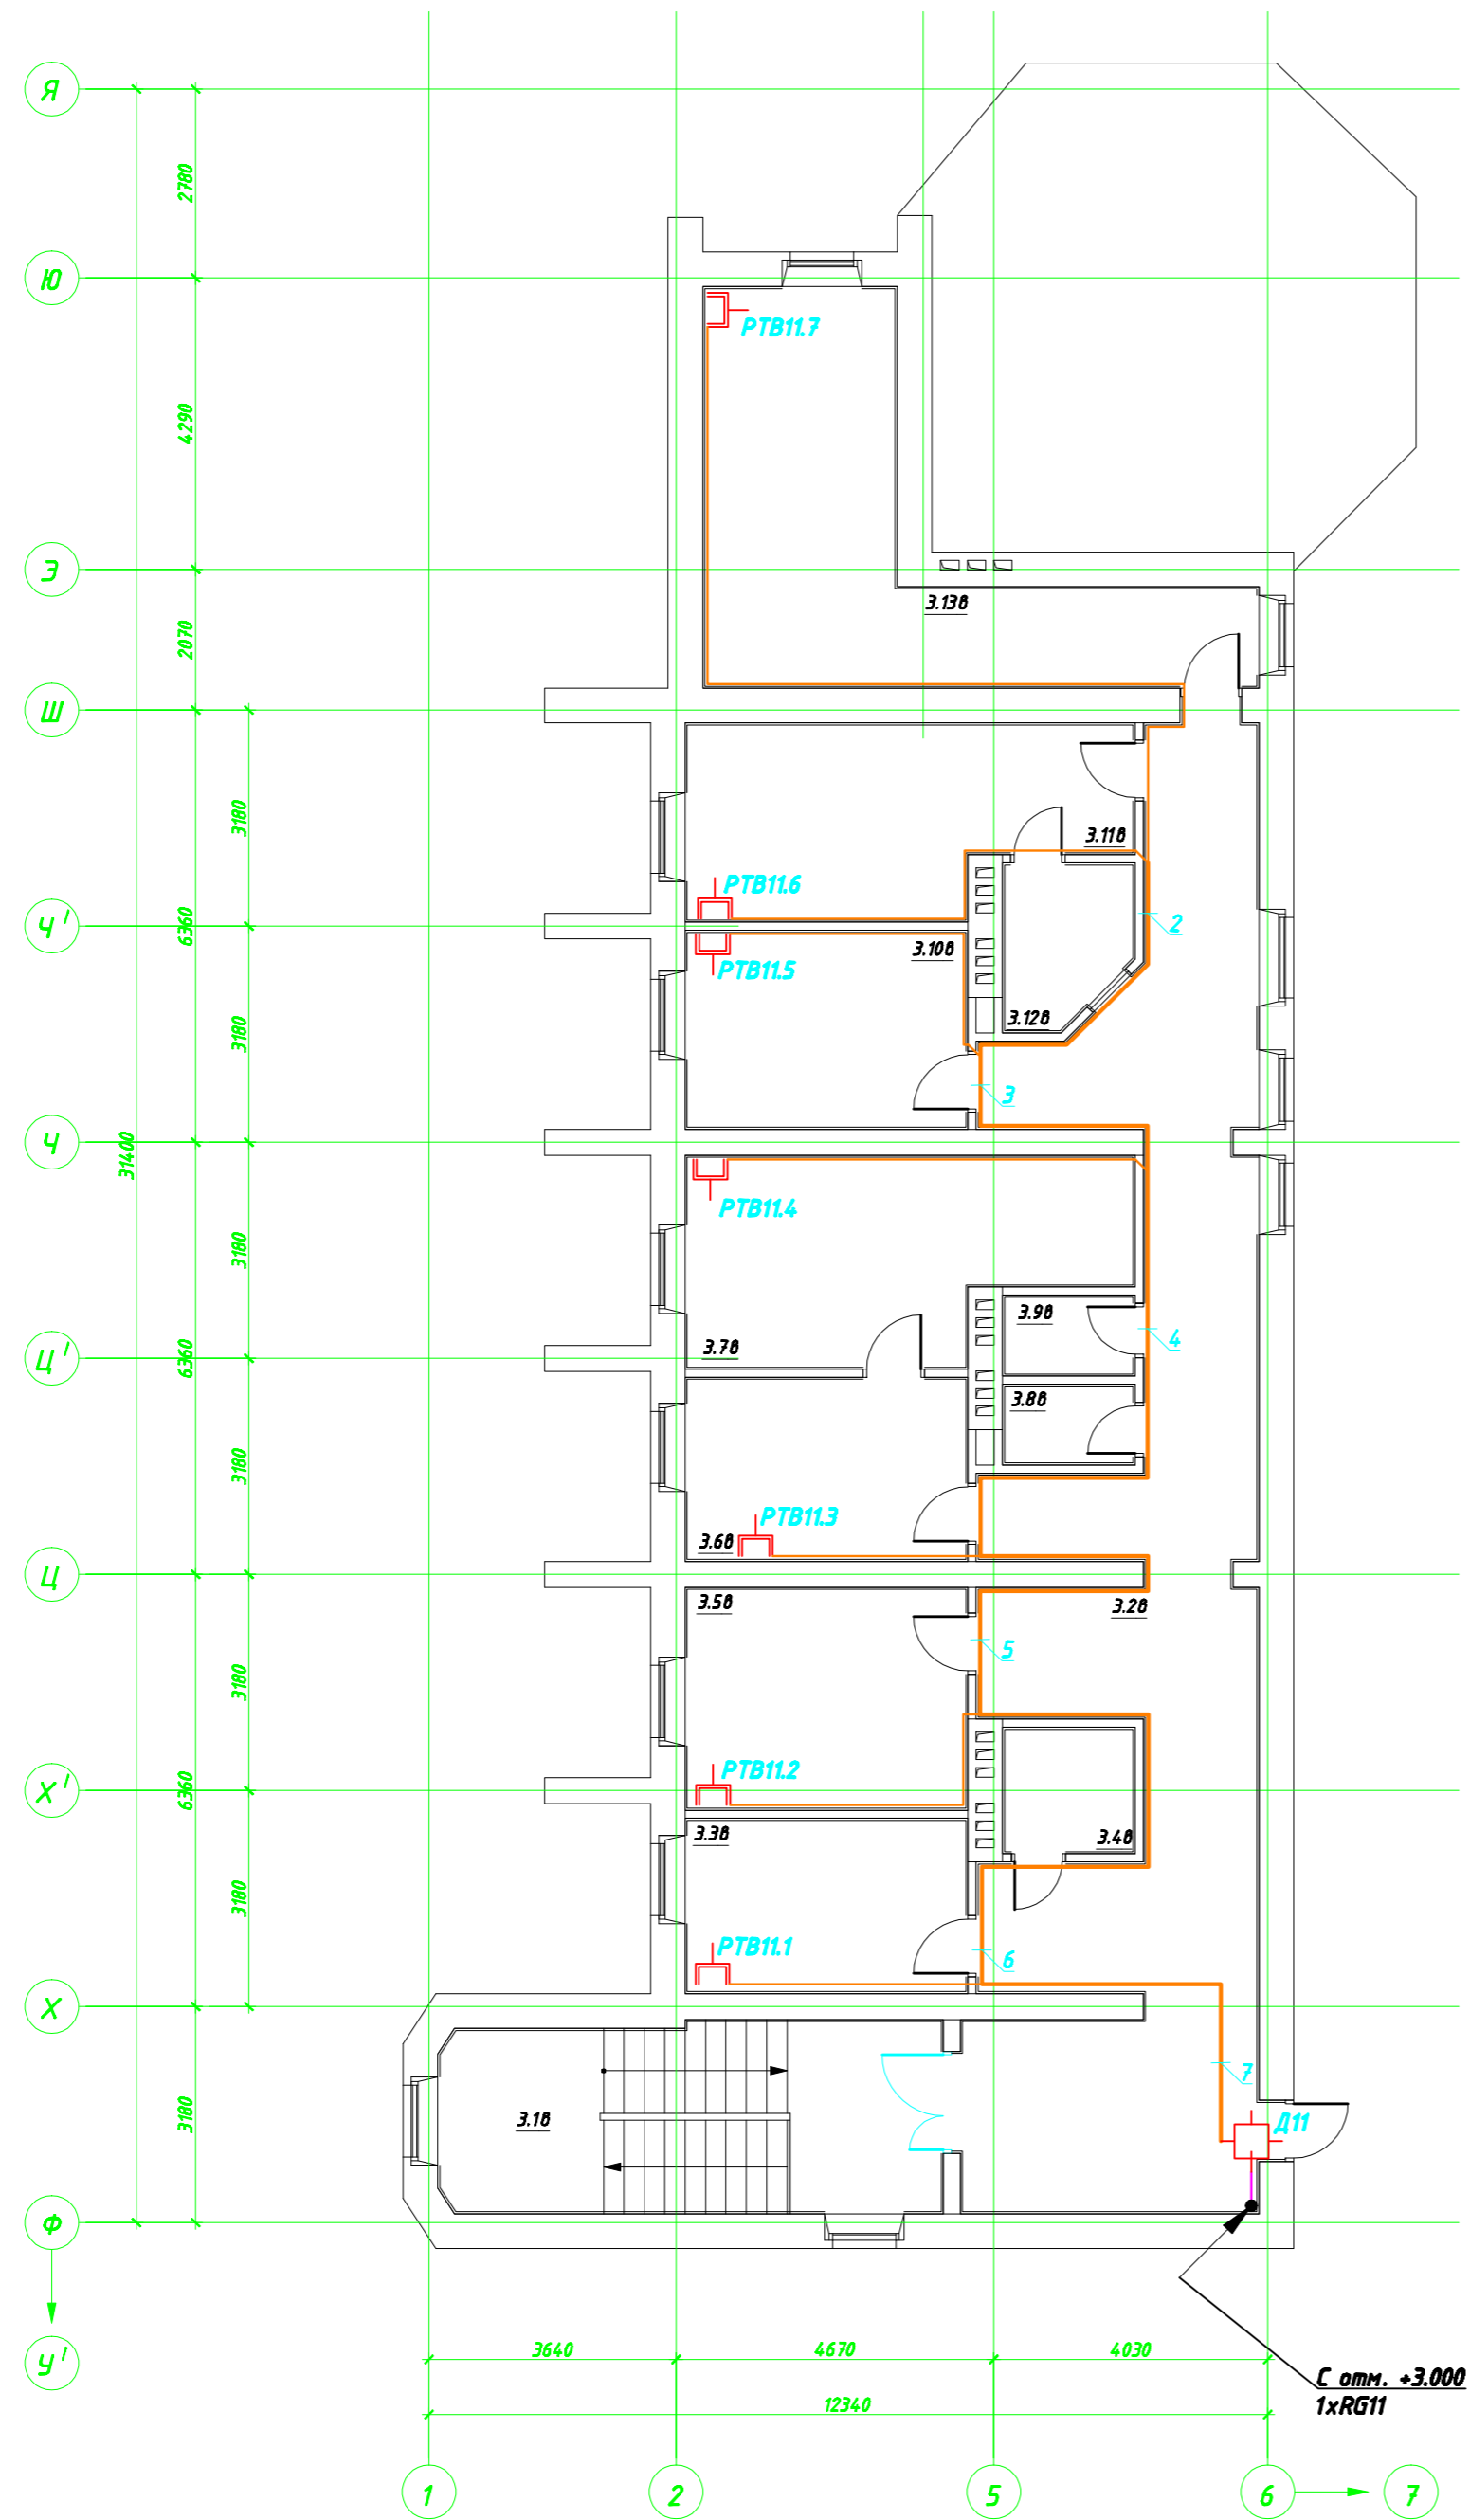

Экспликация помещений

№ пом.	Наименование	Площадь, м ²
3.10	Лестница	20,10
3.20	Коридор	59,30
3.30	Помещение дежурного персонала	10,33
3.40	Подсобное помещение	3,40
3.50	Кабинет зам. Директора по АХЧ	13,20
3.60	приёмная директора	10,86
3.70	Кабинет директора	17,29
3.80	С/у	2,13
3.90	С/у	2,13
3.100	Отдел кадров	11,76
3.110	Бухгалтерия	16,39
3.120	Касса	4,03
3.130	Помещение архива	24,01
	Общая площадь этажа	194,93

00.0000-СЭТ

Изм.	Колуч.	Лист	№ док.	Подп.	Дата			
						Система эфирного телевидения		
						Стадия	Лист	Листов
						РП	10	21
ГИП	Ляшенко					План размещения оборудования и кабельных трасс.		
Проверил	Парычич					Блок В. План этажа на отм. +6.000		
Разраб.	Ляшенко							

Копировал

Формат А2