


### Экспликация помещений

№ пом.	Наименование	Площадь, м²
0.1а	Тамбур	6,44
0.2а	Холл	20,54
0.3а	Подсобное помещение	3,89
0.4а	Помещение ВРУ и электрощитовой	12,63
0.5а	С/у с душем для персонала	3,55
0.6а	Комната персонала	10,41
0.7а	Техническое помещение	18,56
0.8а	Инвентарная	18,58
0.9а	Тамбур-шлюз	5,65
0.10а	Коридор	27,88
0.11а	Учебно-производственная мастерская	30,19
0.12а	Учебно-производственная мастерская	40,96
0.13а	Инвентарная	11,54
0.14а	Коридор	22,23
0.15а	Коридор	11,56
0.16а	Тамбур	9,37
0.17а	Ингаляторная	20,51
0.18а	Аминокислотный кабинет	14,00
0.19а	Подсобное помещение при аминокислотной	7,80
0.20а	Раздевалка	13,96
0.21а	Сольная комната (галоканера)	20,04
0.22а	Лаборантская	15,46
0.23а	Автоклавная-стерилизационная	17,67
0.24а	Подсобное помещение	8,38
0.25а	С/у	3,30
0.26а	Подсобное помещение	3,59
0.27а	Коридор	7,20
0.28а	Коридор	10,20
0.29а	Подсобное помещение	3,33
0.30а	Лестница	21,19
0.31а	Техническое помещение	78,24
0.32а	Техническое помещение	5,60
0.33а	Техническое помещение	12,79
0.34а	Техническое помещение	4,92
0.35а	Коридор	5,12
0.36а	Тамбур	4,73
0.37а	Техническое помещение	11,23
	<b>Общая площадь этажа</b>	<b>543,24</b>

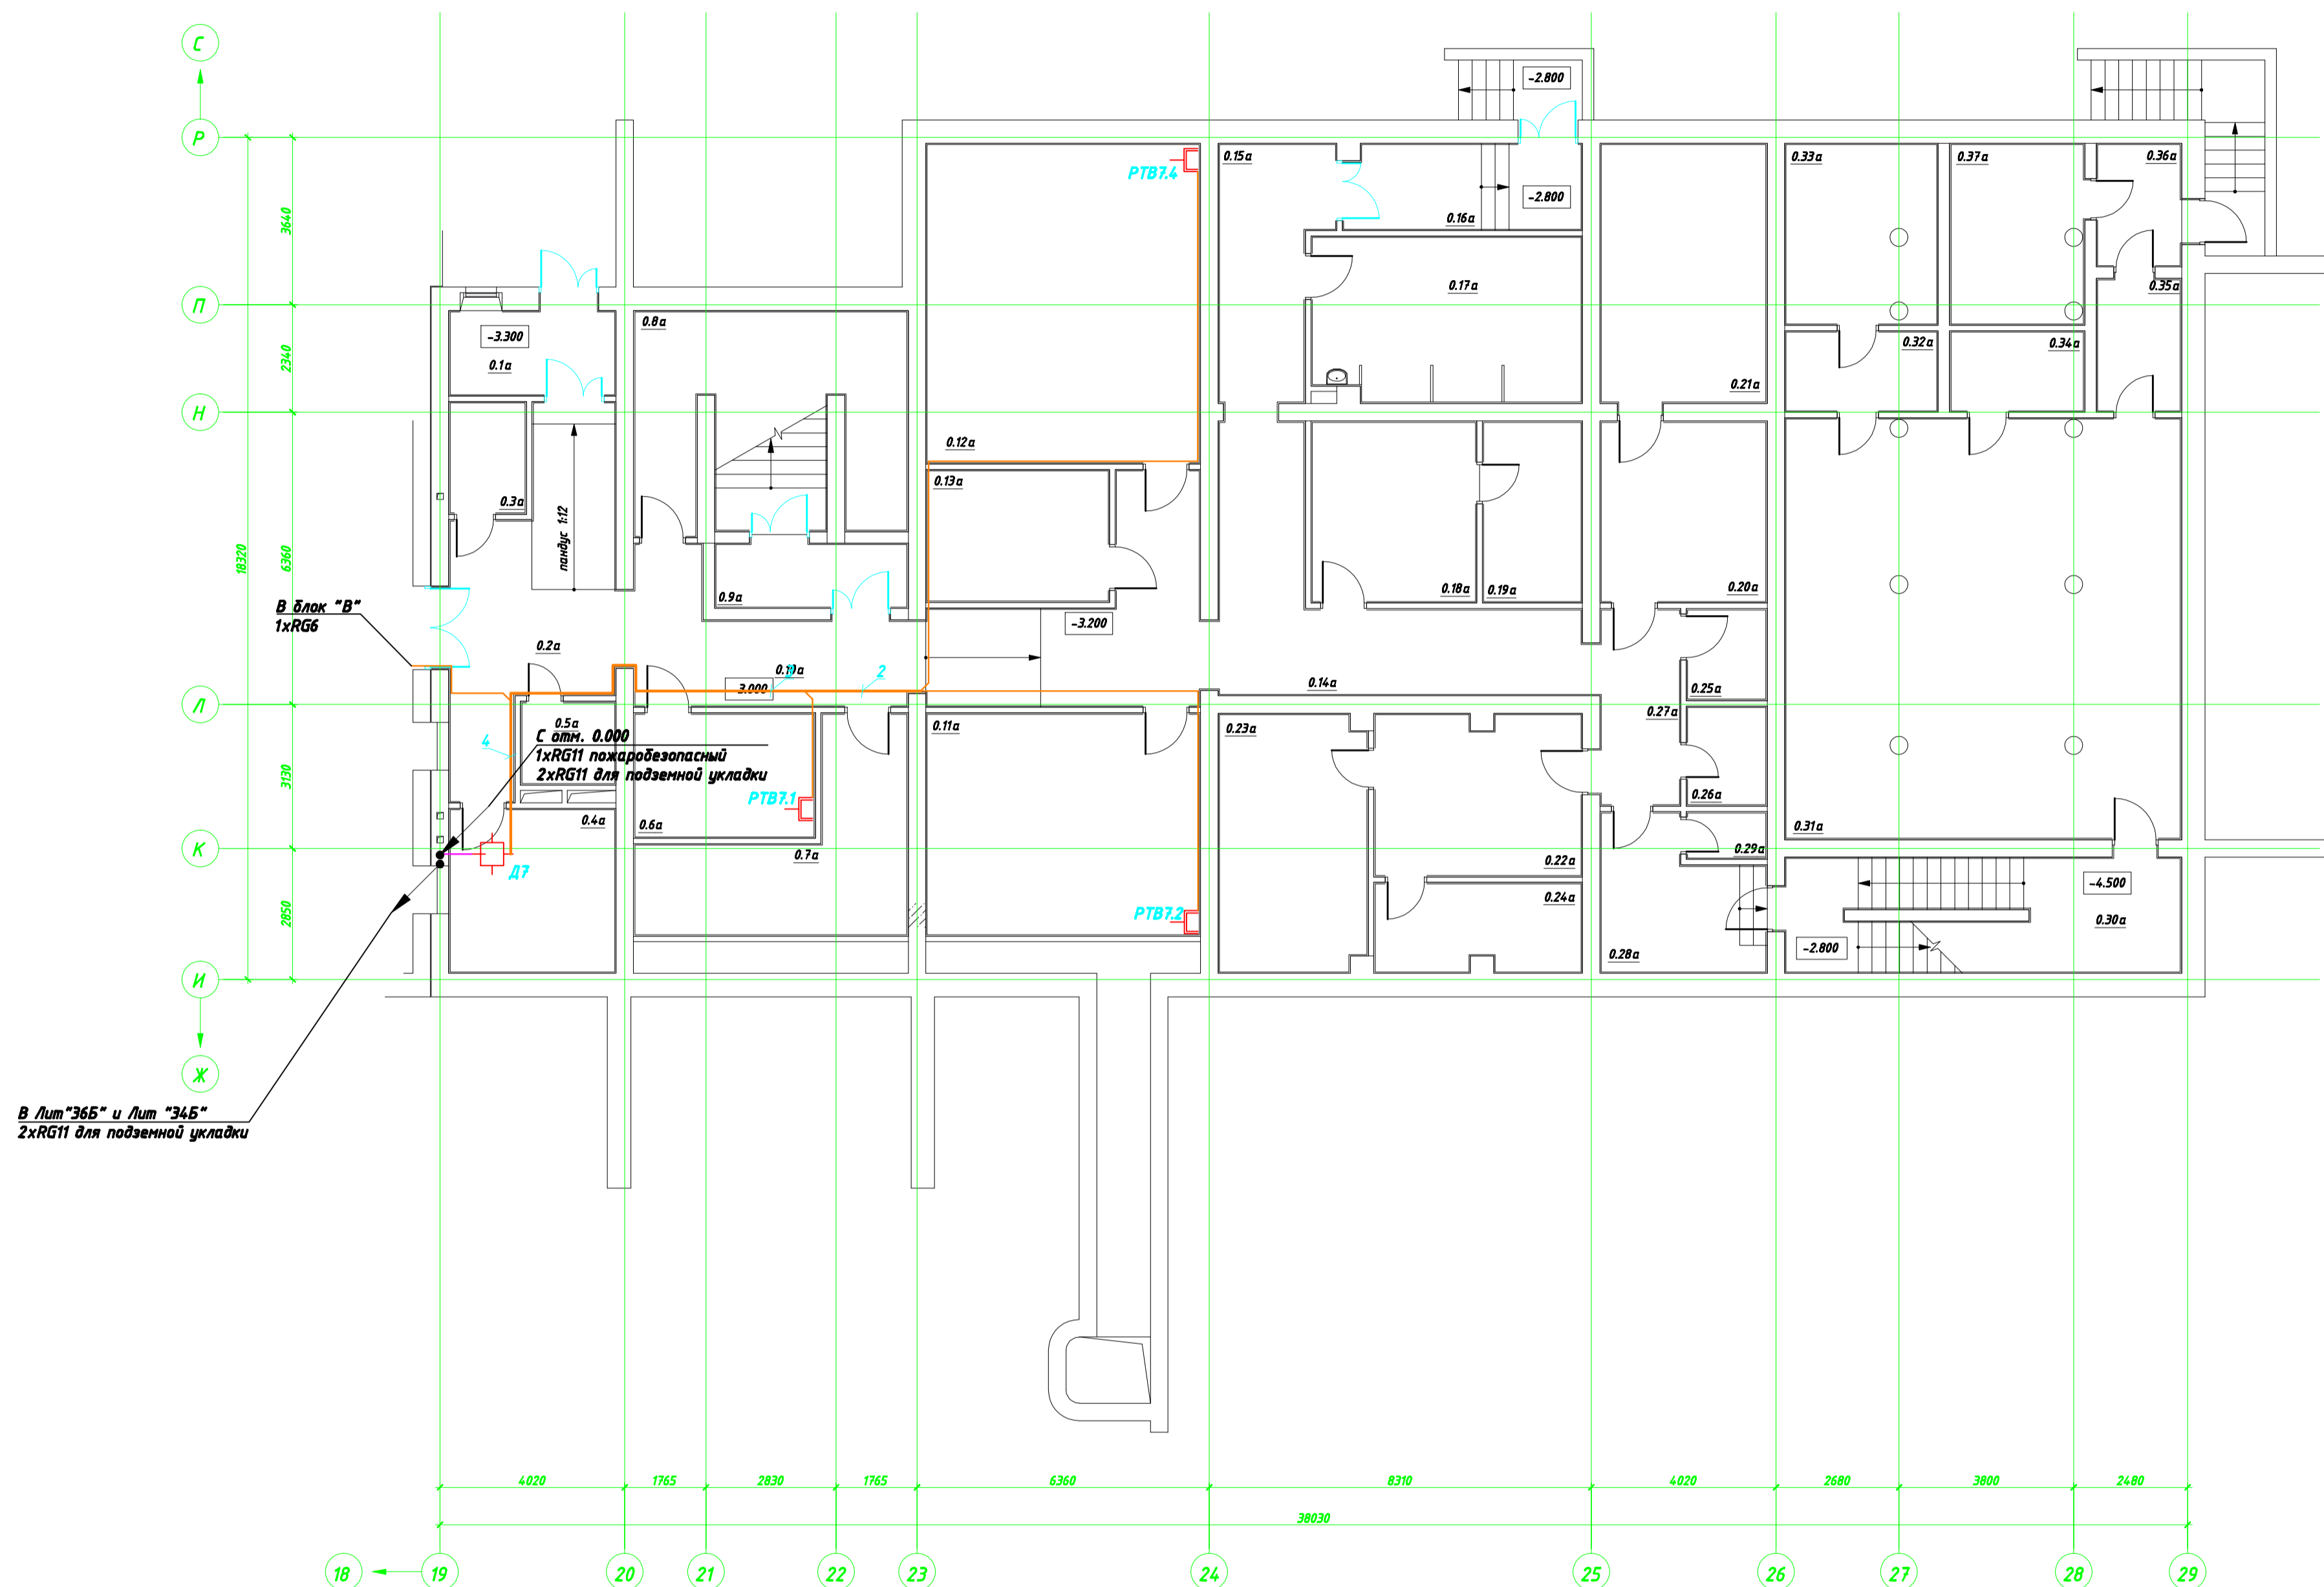

Составлено	Блок. шиф. №
Составлено	Лист. и дата
Инв. № подл.	Лист. №
Разраб.	Лист. №

00.0000-СЭТ					
Изм.	Колуч.	Лист	№ док.	Подп.	Дата
Система эфирного телевидения				Стадия	Лист
				РП	11
					21
ГИП	Лысенко	План размещения оборудования и кабельных трасс.			
Проверил	Пармичи	Блок А. План этажа на отм. -3.000			
Разраб.	Лысенко				

