


Экспликация помещений

№ пом.	Наименование	Площадь, м ²
2.1а	Лестница	29,77
2.2а	Холл	21,30
2.3а	Холл	12,95
2.4а	Кабинет зам. директора по мед. работе	19,43
2.5а	Кабинет зам. директора по учебной работе	12,63
2.6а	С/у	2,65
2.7а	Помещение для кружковых занятий (12 чел.)	43,61
2.8а	Подсобное помещение	14,25
2.9а	Коридор	34,79
2.10а	Учебный класс (16 чел.)	58,37
2.11а	Подсобное помещение	8,02
2.12а	Учебный класс (9 чел.)	33,89
2.13а	Кабинет психоневролога	14,44
2.14а	Кабинет педиатра	14,33
2.15а	Комната дежурной медсестры	13,27
2.16а	Процедурная	20,97
2.17а	Коридор	7,76
2.18а	С/у	3,38
2.19а	Подсобное помещение	2,90
2.20а	Аптечная комната	8,17
2.21а	Помещение хранения лекарств	5,19
2.22а	Коридор	10,41
2.23а	Подсобное помещение	2,97
2.24а	Кабинет консультативного приёма	19,83
2.25а	Тёмная комната	8,00
2.26а	Кабинет оксигенотерапии	14,17
2.27а	Кабинет старшей медсестры	12,31
2.28а	Лестница	14,64
2.29а	Комната дежурного по бассейну	6,10
Общая площадь этажа		470,50

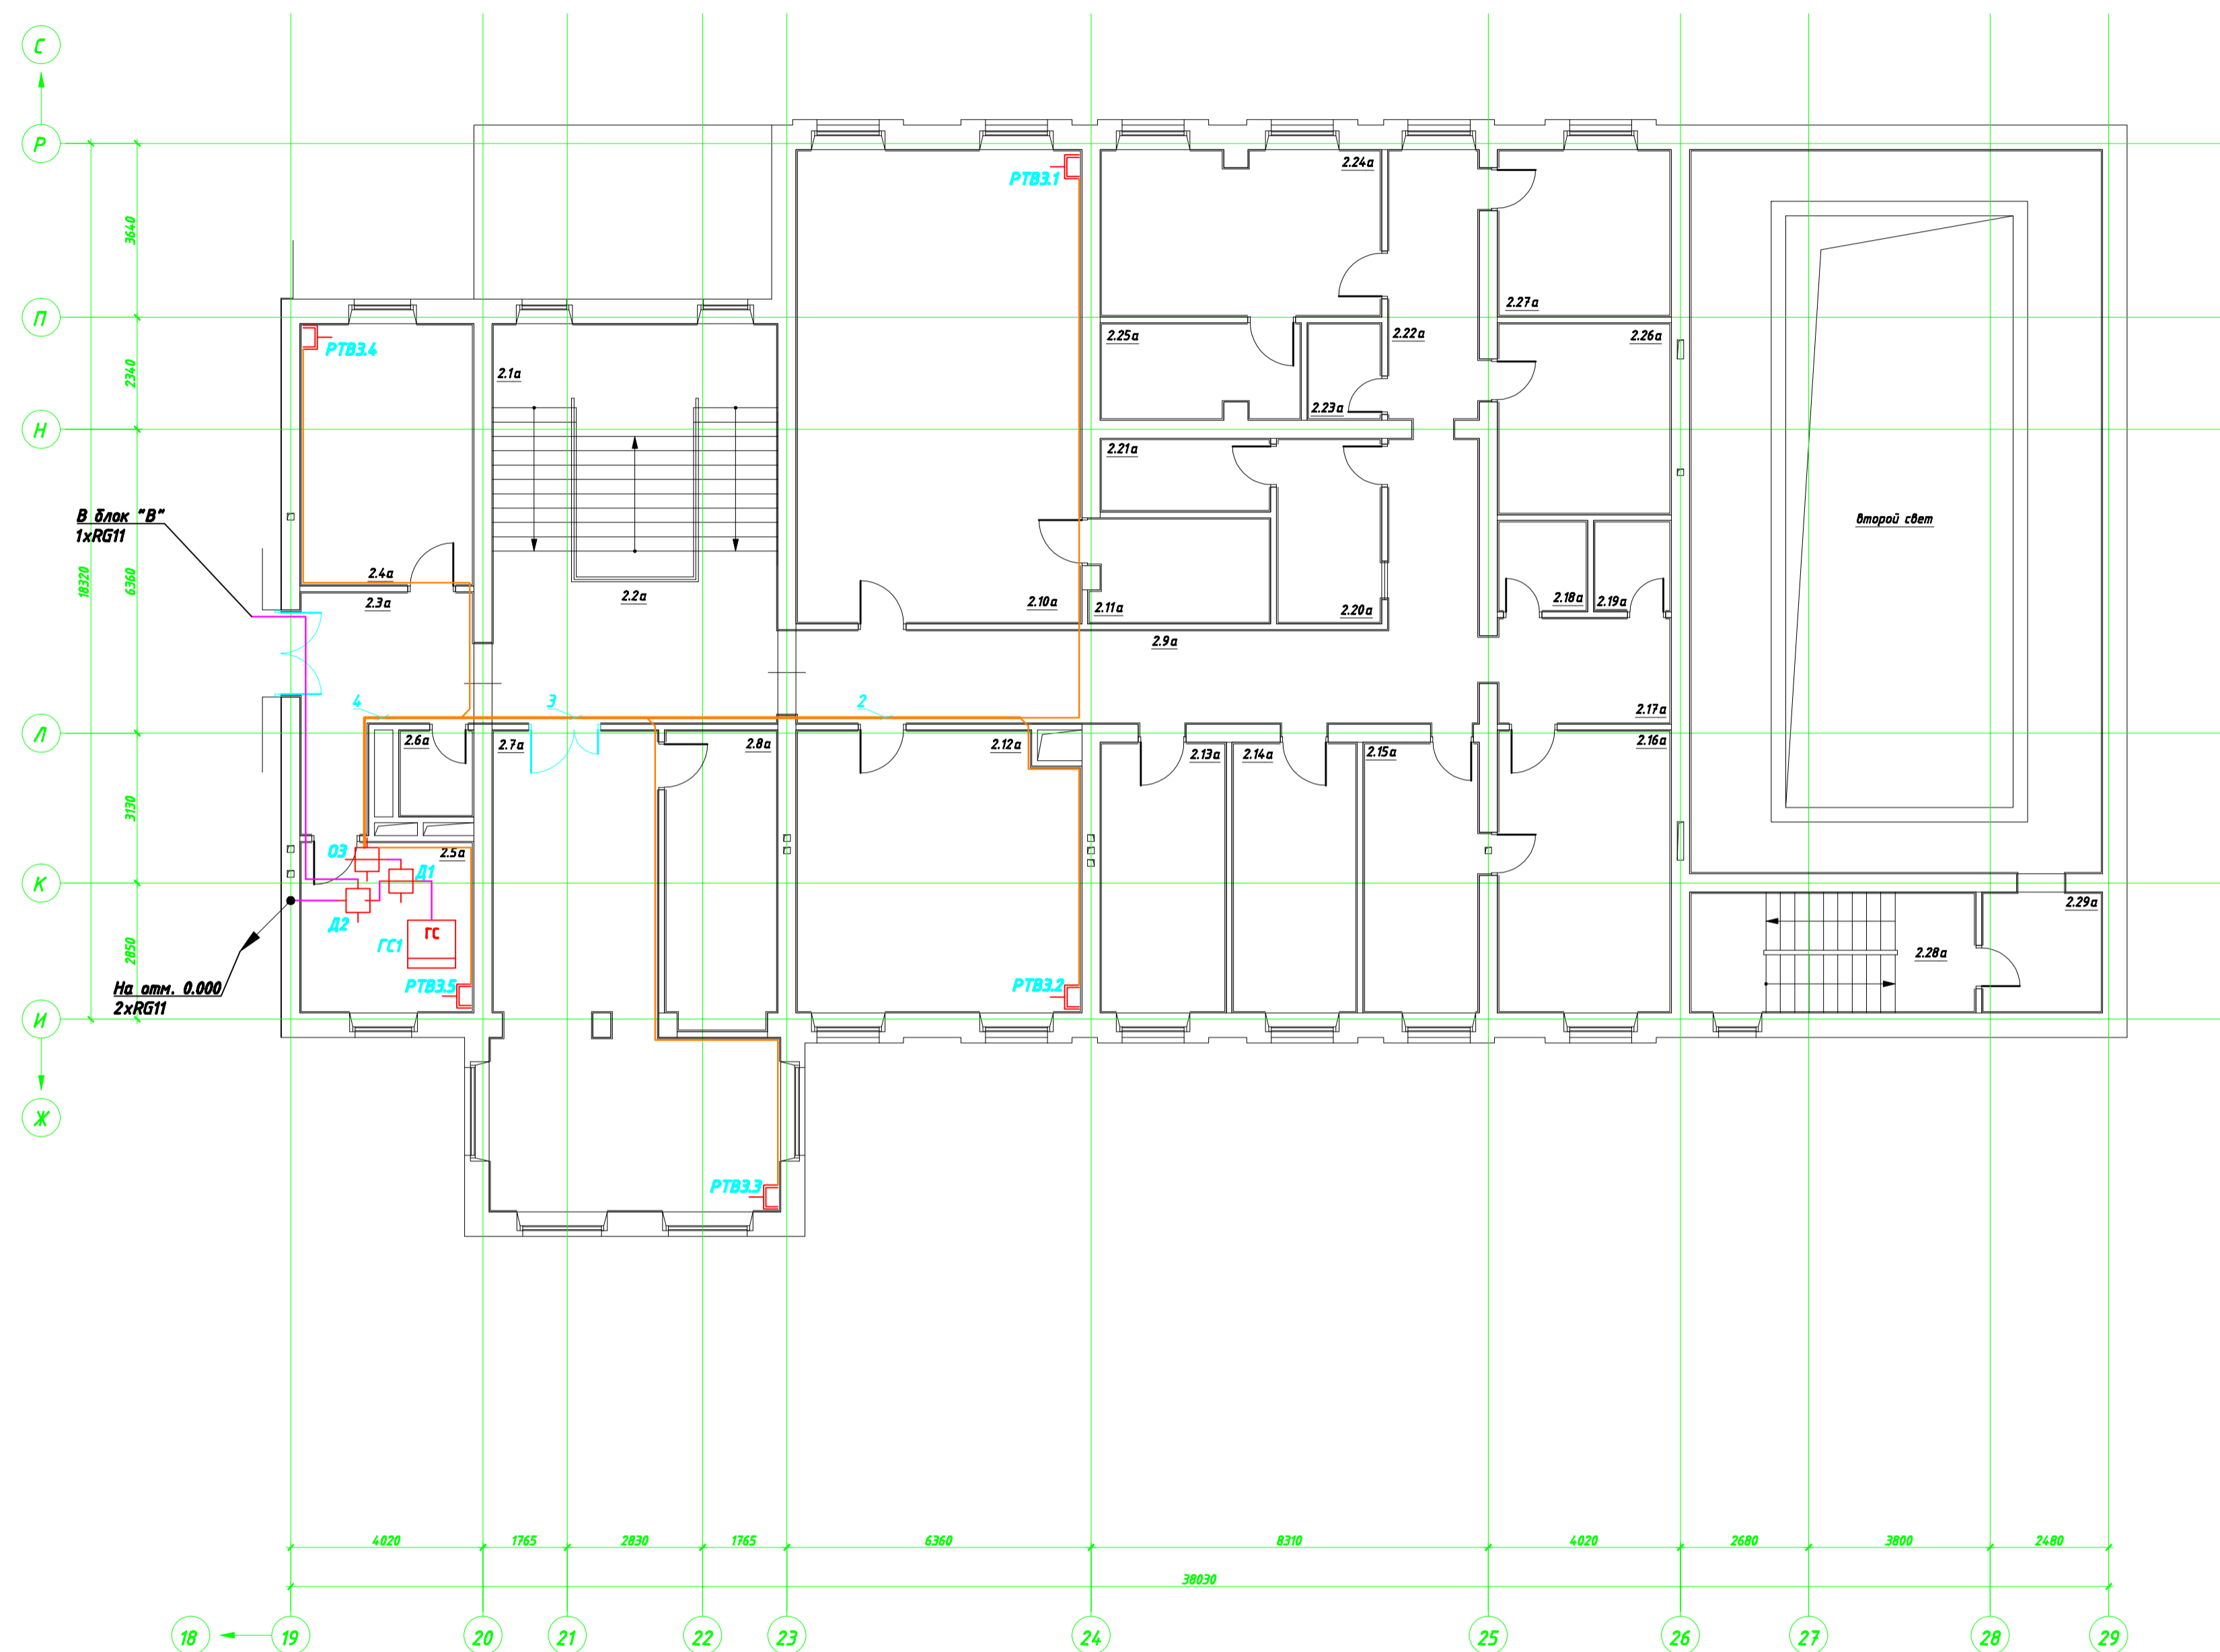

Составлено
Составлено
Изм. № подл.
Подп. и дата
Взам. инв. №

00.0000-СЭТ					
Изм.	Колуч.	Лист	№ док.	Подп.	Дата
Система эфирного телевидения				Стадия	Лист
				РП	13
				Листов	21
ГИП	Лысенко	План размещения оборудования и кабельных трасс.			
Проверил	Пармичик	Блок А. План этажа на отм. +3.000			
Разраб.	Лысенко	СЕРВИСНЫЙ ЦЕНТР			
Копировал				Формат А1	