


Экспликация помещений

№ пом.	Наименование	Площадь, м <sup>2</sup>
1.1а	Тамбур	21,68
1.2а	Холл	41,54
1.3а	Комната охраны	6,15
1.4а	Гардероб	6,49
1.5а	Лестница	29,77
1.6а	Тамбур	10,42
1.7а	Коридор	8,80
1.8а	Библиотека	20,26
1.9а	С/у	3,55
1.10а	Подсобное помещение	2,96
1.11а	Диспетчерская/электрощитовая	12,63
1.12а	Коридор	13,05
1.13а	Кабинет логопеда	16,61
1.14а	Кабинет стоматолога	15,80
1.15а	Спортивный зал (ЛФК)	57,12
1.16а	Пультовый спортивного зала (ЛФК)	5,58
1.17а	Коридор	8,10
1.18а	Кабинет массажа и занятий ЛФК	18,34
1.19а	Инвентарная	9,35
1.20а	Коридор	10,89
1.21а	Коридор	5,27
1.22а	Кабинет электросна	24,27
1.23а	Кабинет светолечения	11,82
1.24а	Раздевалка женская	13,11
1.25а	С/у женский	3,26
1.26а	Душевая женская	14,30
1.27а	Кабинет водолечения (женский)	16,10
1.28а	Раздевалка мужская	13,11
1.29а	С/у мужской	3,26
1.30а	Душевая мужская	14,30
1.31а	Кабинет водолечения мужской	16,82
1.32а	Помещение бассейна	129,47
1.33а	Лестница	15,80
1.34а	Тамбур	4,94
Л1.1а	Лоджия остекленная (1 шт.)	36,32
Общая площадь этажа		641,24

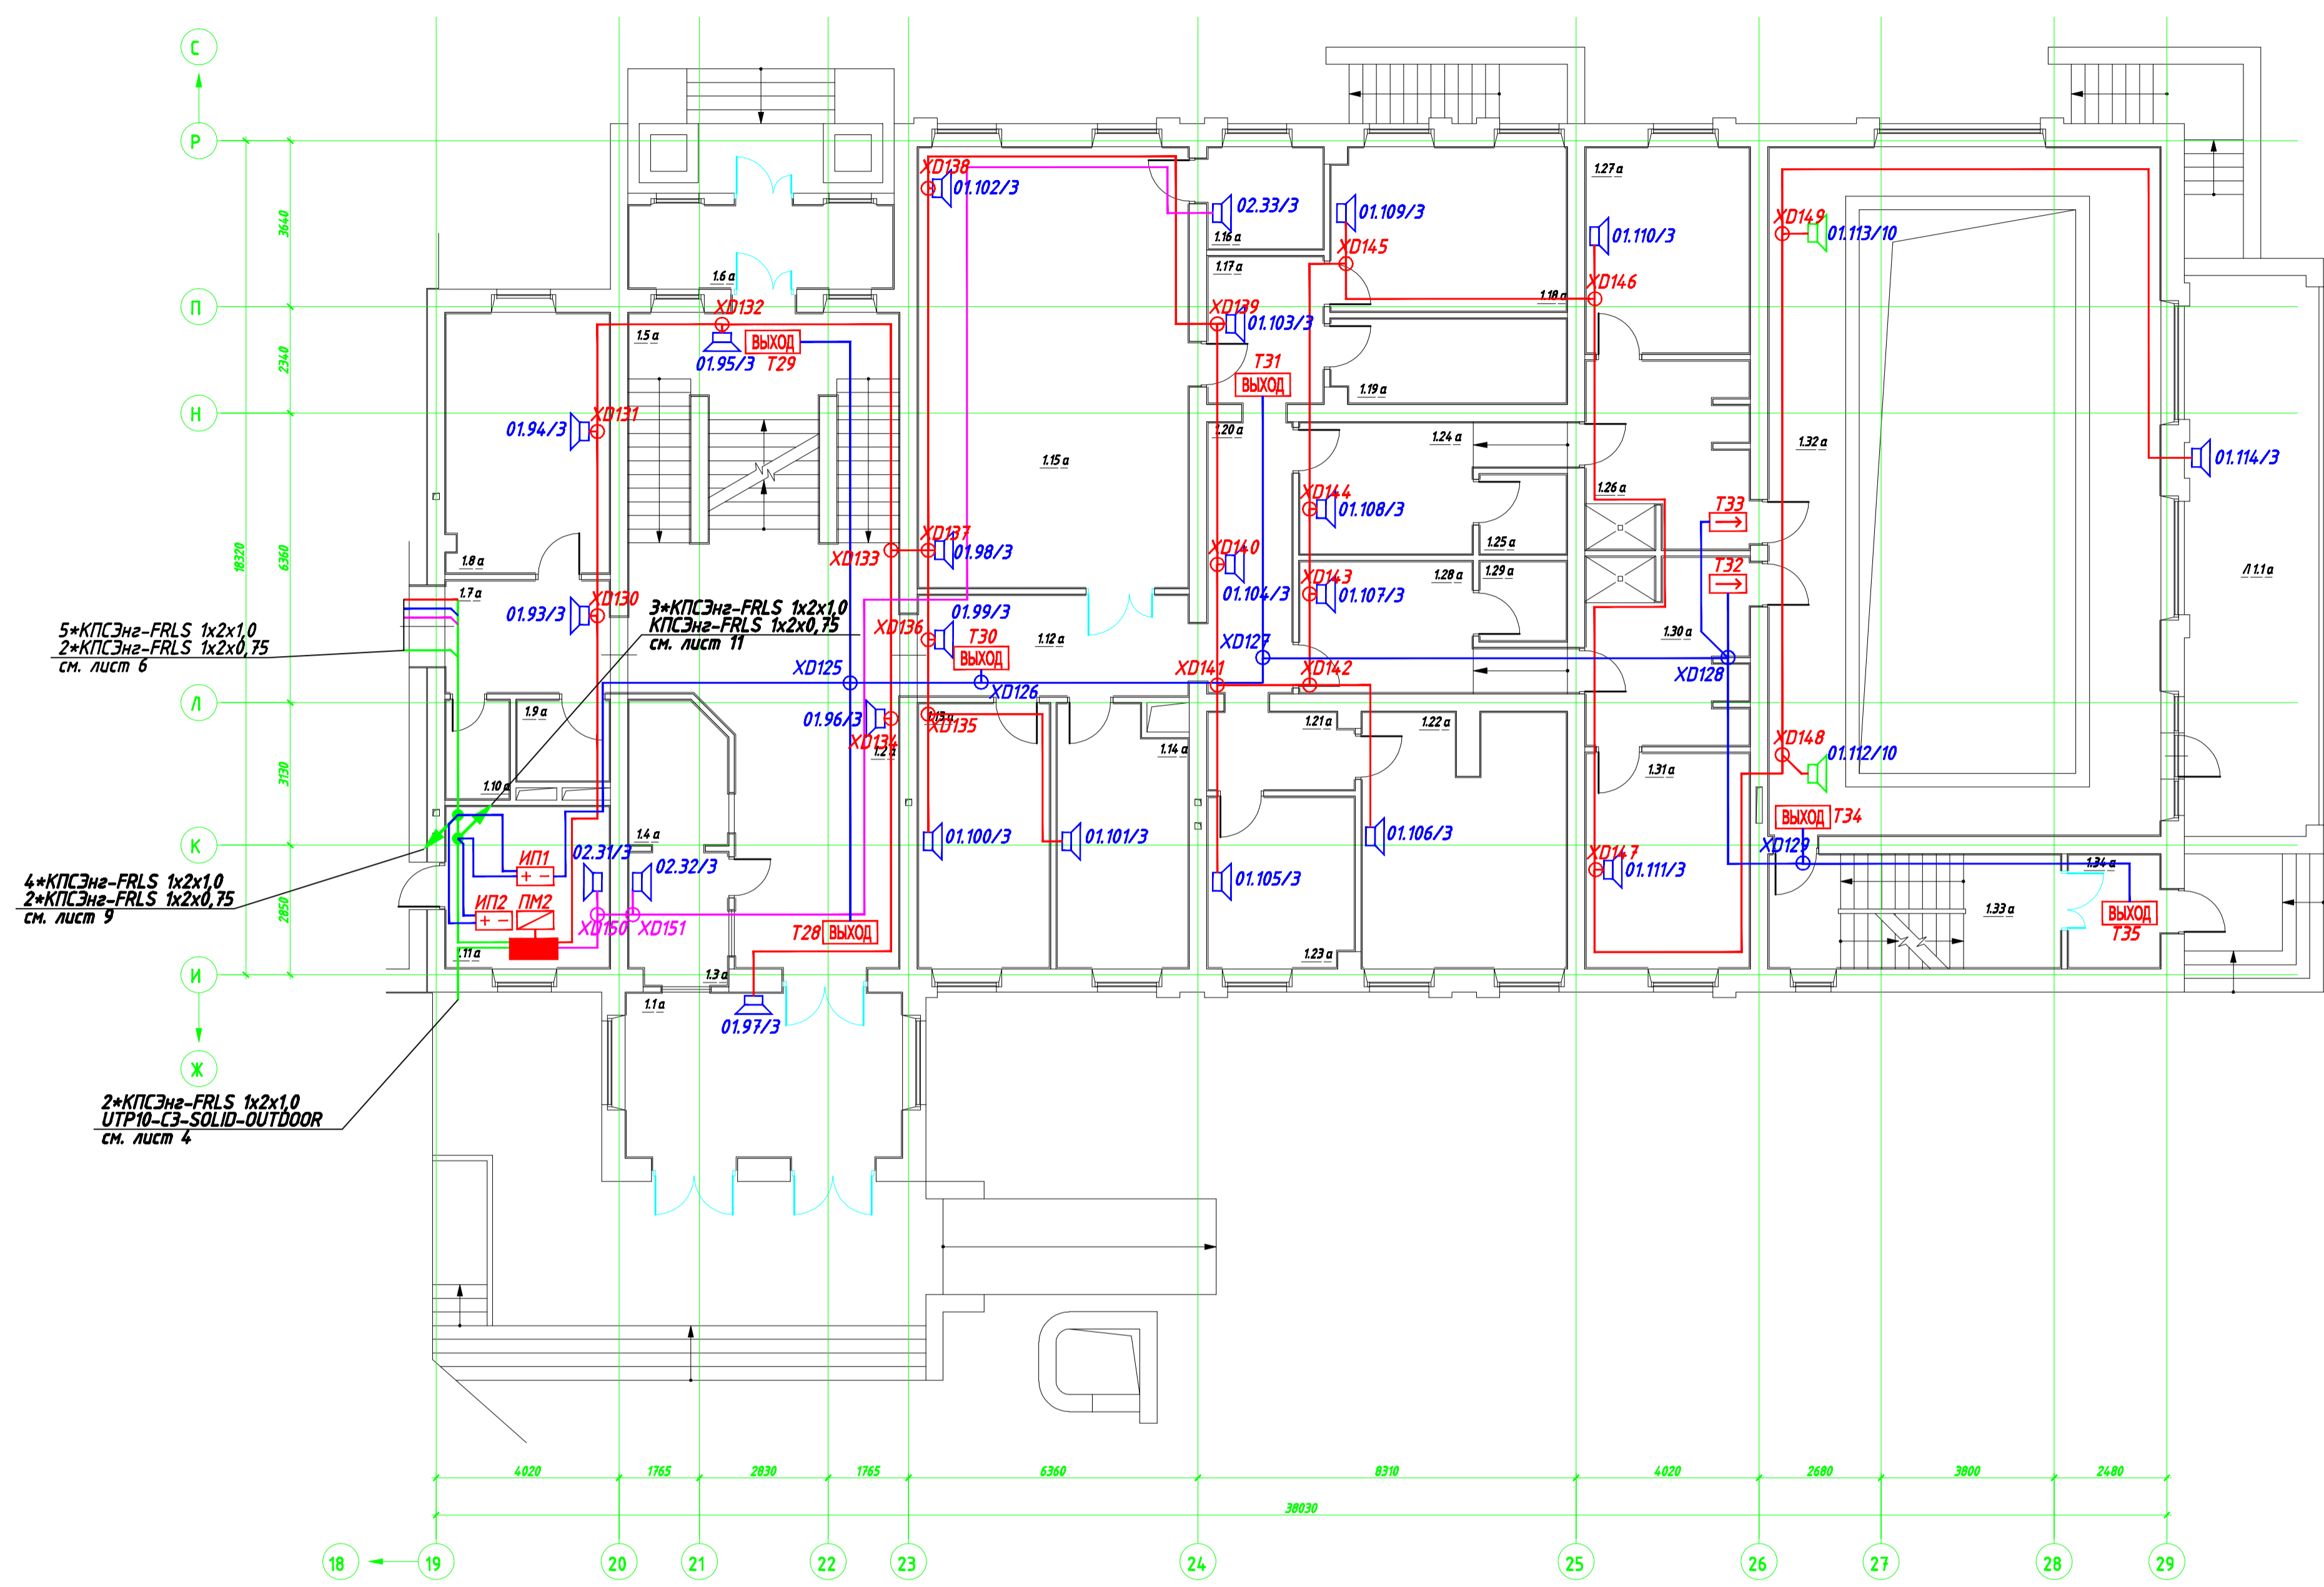

Составлено	
Составлено	
Инв. № подл.	
Листы и дата	
Взвн. инв. №	

00.0000-СОУЭ					
Изм.	Колуч.	Лист	№ док.	Подп.	Дата
Система оповещения о пожаре и управления эвакуацией				Стадия	Лист
				РП	16
План размещения оборудования и кабельных трасс.				Листов	25
Блок А. План этажа на отн. 0.000					
Копировал				Формат А1	