


Согласовано


Согласовано

Инд. № подл.	Подп. и дата	Взам. инв. №

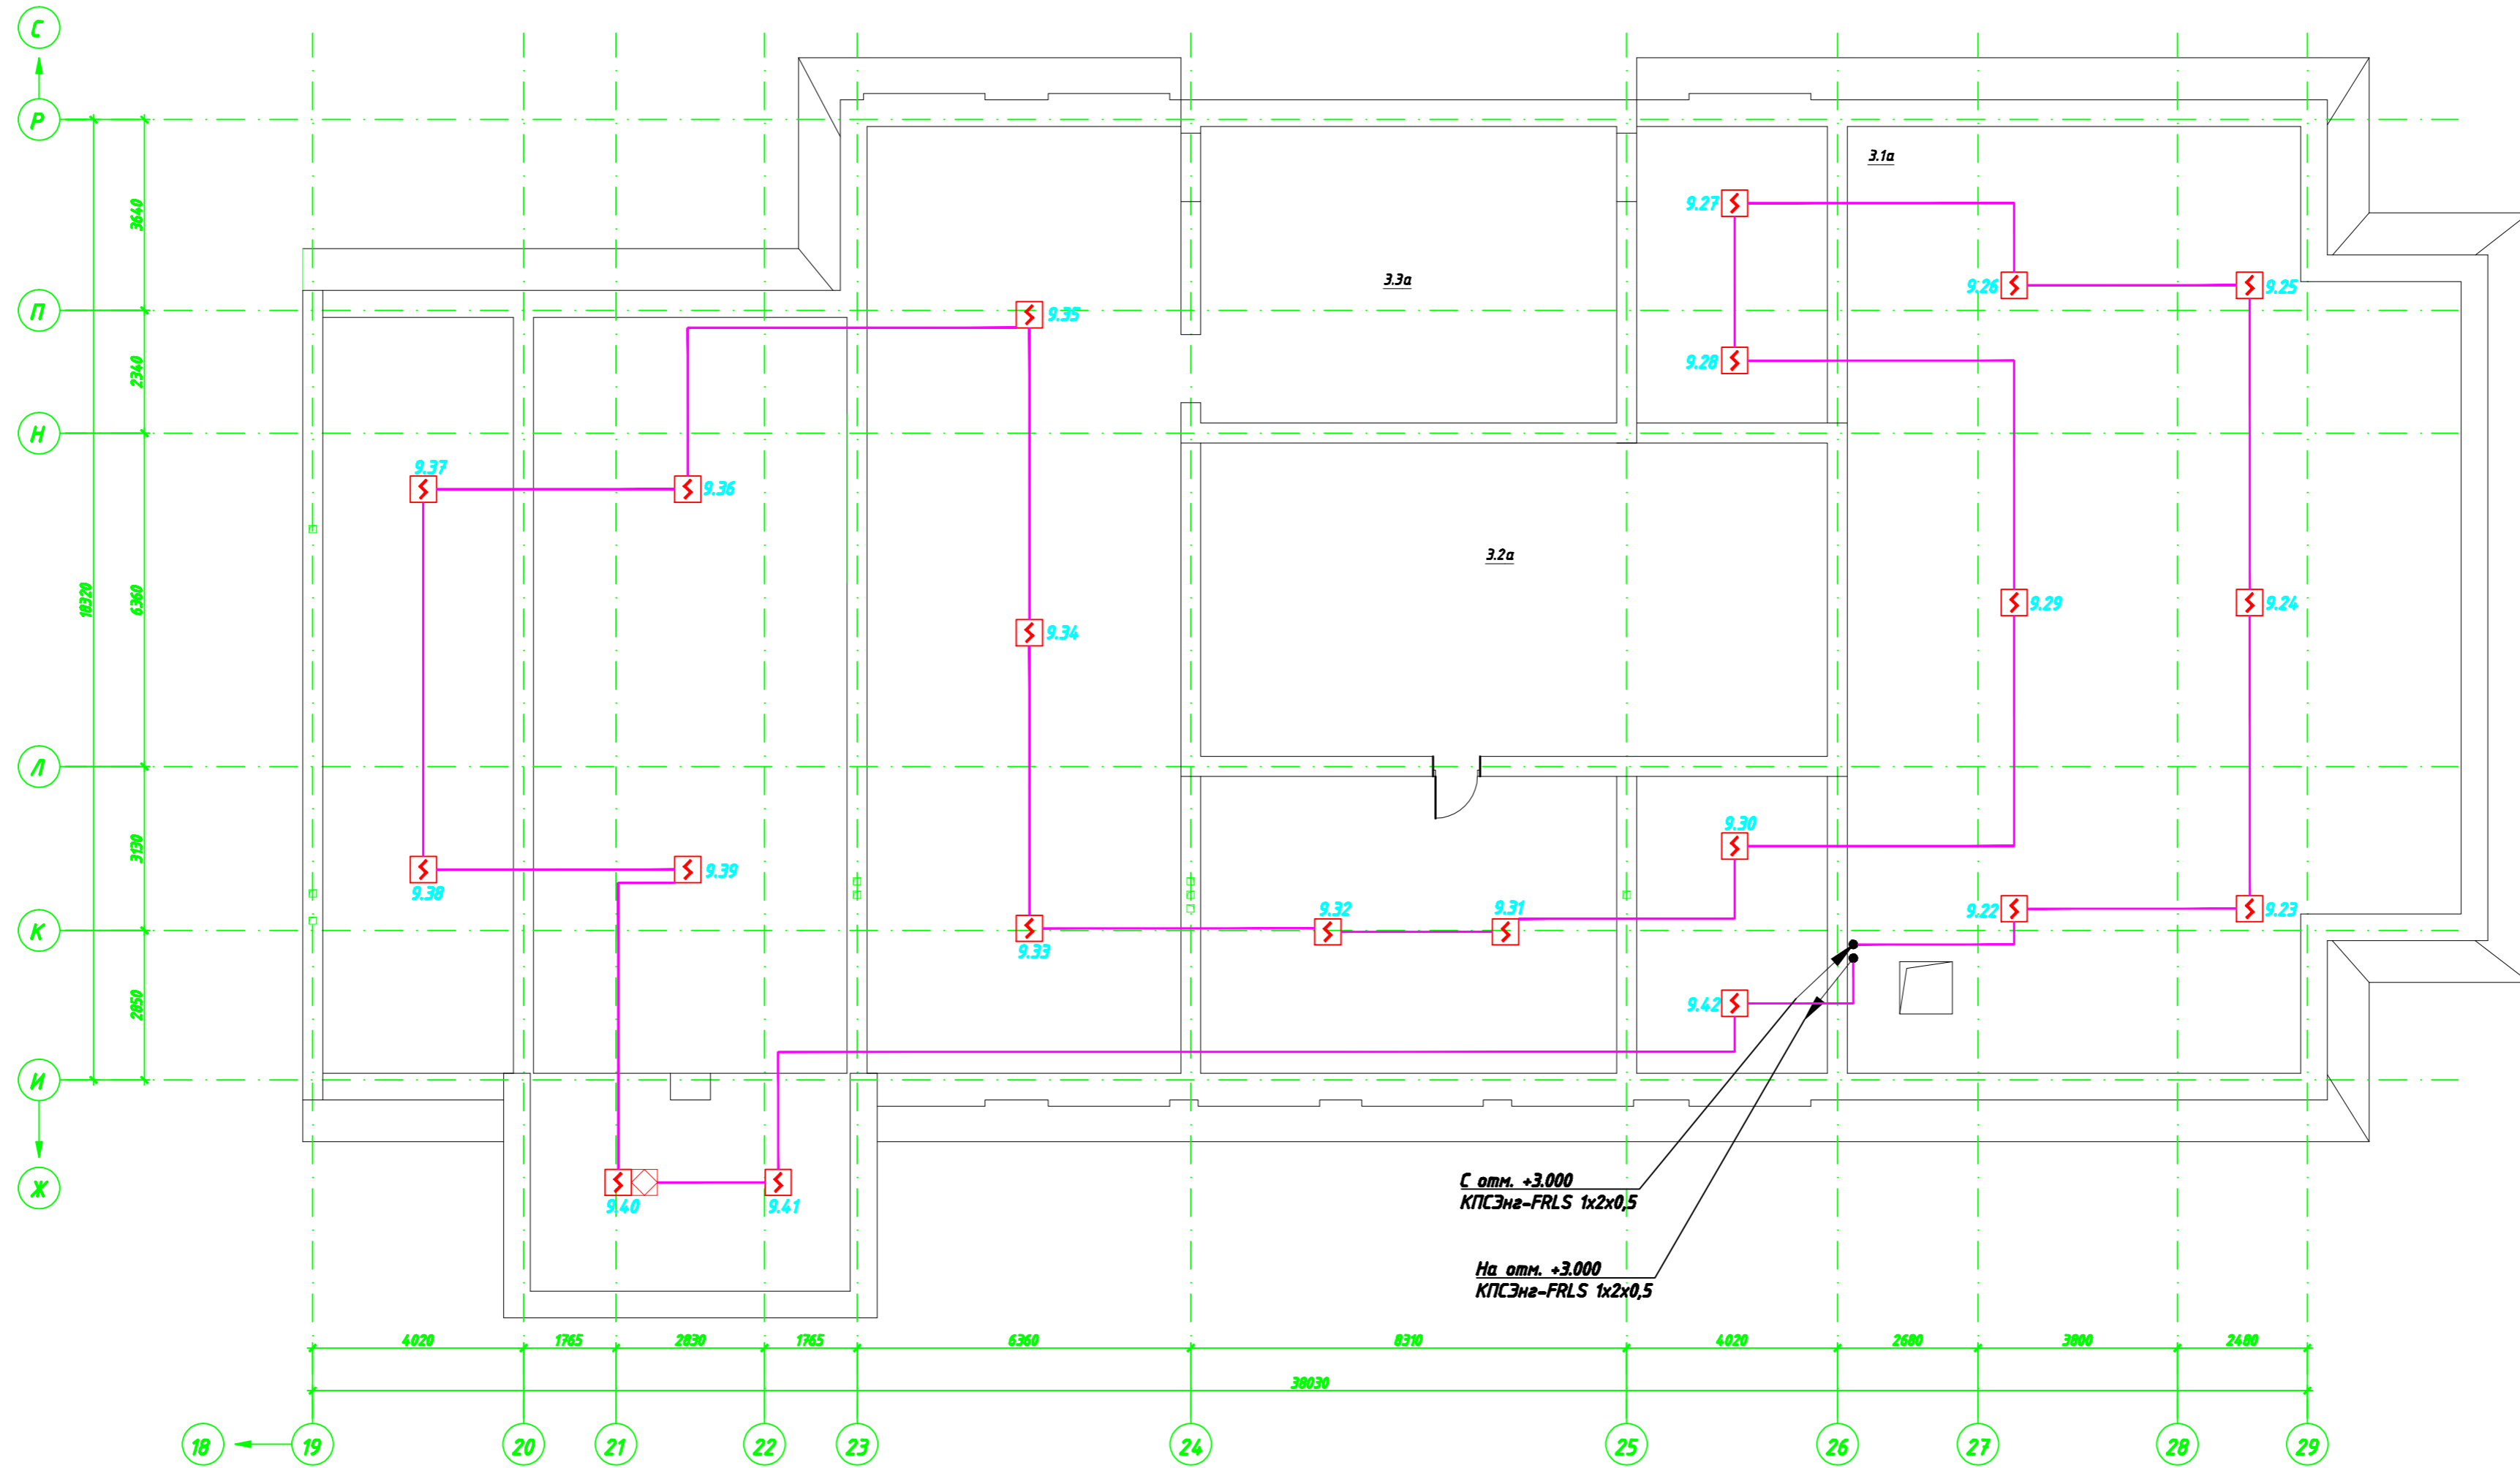

Экспликация помещений

№ пом.	Наименование	Площадь, м ²
3.1а	Чердачное помещение	656,30
3.2а	Венткамера	71,40
3.3а	Венткамера	44,90
Общая площадь этажа		772,60

00.0000-СПС					
Изм.	Колуч.	Лист	№ док.	Подп.	Дата
Система пожарной сигнализации					
			Стадия	Лист	Листов
			РП	17	25
ГИП	Ляшенко				
Проверил	Ляшенко				
Разраб.	Парыччик				
План размещения оборудования и кабельных трасс. Блок А. План чердака					
 Копировал _____ Формат А2					