


## Экспликация помещений

№ пом.	Наименование	Площадь, м <sup>2</sup>
1.1	Тамбур	3,72
1.2	Коридор	6,05
1.3	Кабинет	13,07
1.4	Масстерская	17,40
1.5	Пособное помещение	6,08
1.6	Коридор	9,05
1.7	Кабинет	10,90
1.8	Кабинет	14,32
1.9	Коридор	12,32
1.10	Масстерская	14,32
1.11	Пособное помещение	7,98
1.12	Конната отдыха персонала	12,23
1.13	Тамбур	3,76
1.14	Санузел с душевой кабиной	3,37
1.15	Санузел с душевой кабиной	3,27
1.16	Гаражное помещение на 3 машино-места	160,29
1.17	Трансформаторная	44,50
	<b>Общая площадь этажа</b>	<b>342,63</b>

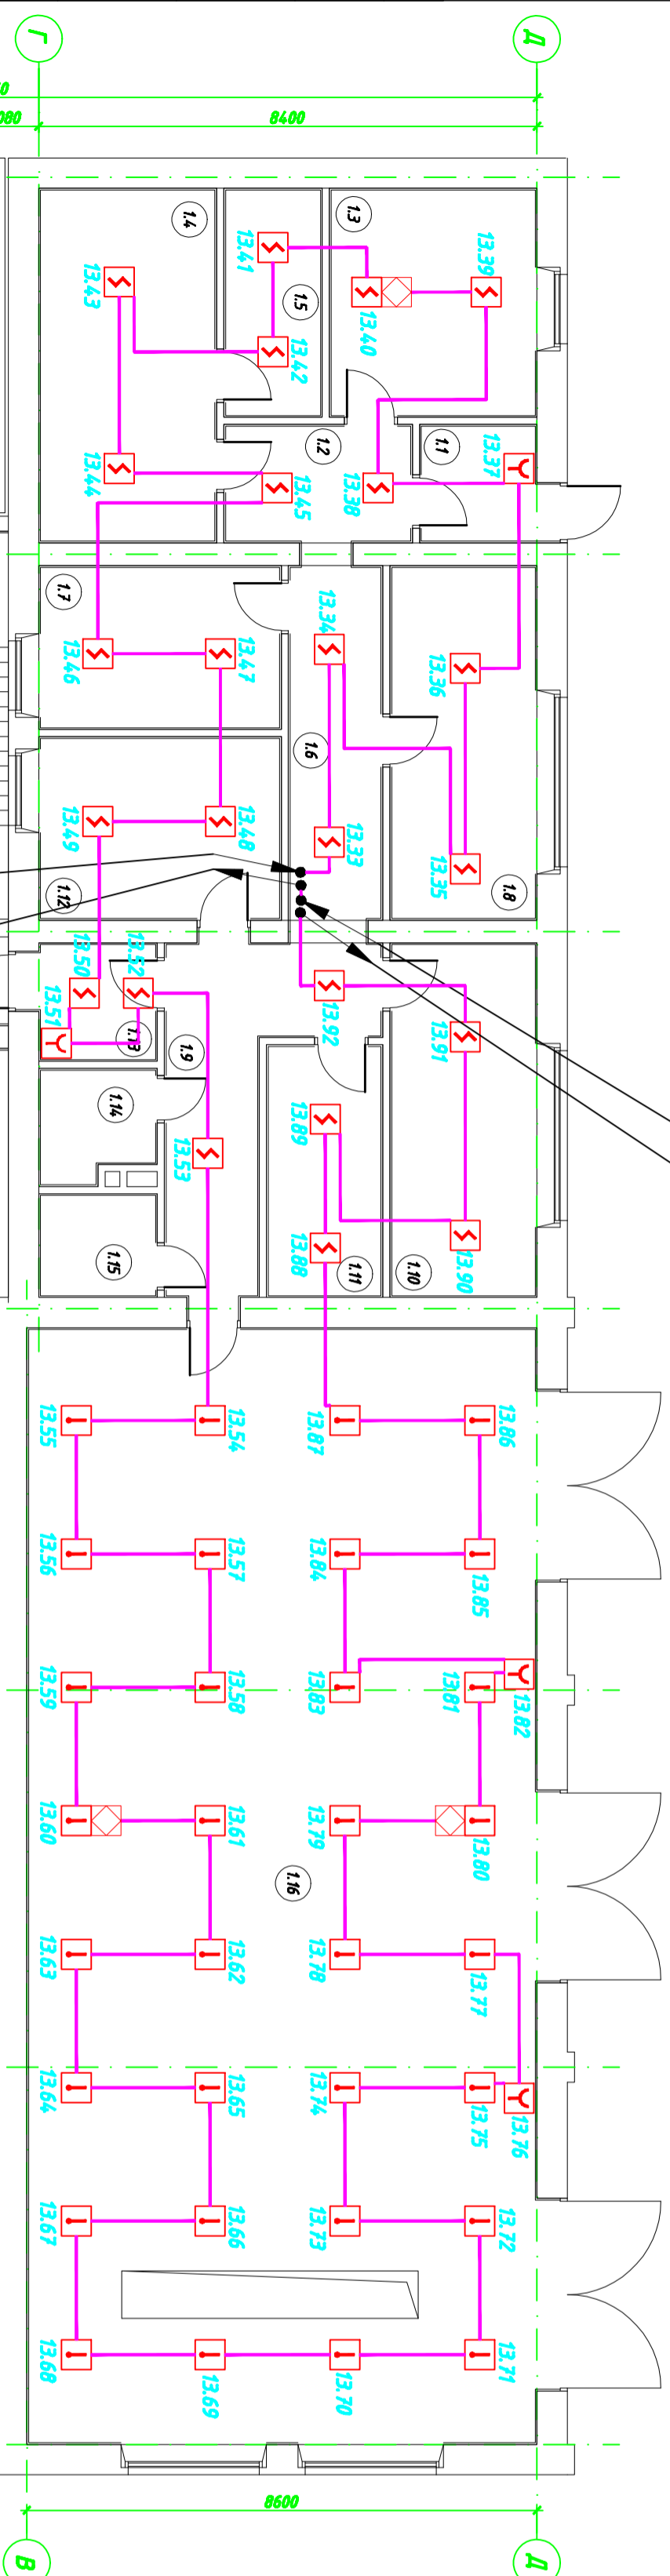

Инв. № подл.	Подп. и дата	Взам. инв. №

Согласовано	Согласовано

00.0000-СПС					
Изм.	Колуч.	Лист	№док.	Подп.	Дата
Система пожарной сигнализации					
ГИП	Ляшенко				
Проектировщик	Ляшенко				
Разраб.	Парынич				
План размещения оборудования и кабельных трасс. Лист "345" 1 этаж.					
Копировал					
Стадия			Лист	Листов	
РП			22	25	
СЕРВИСНЫЙ ЦЕНТР					
Формат А4x3					