



Блок Б отм. +0.300

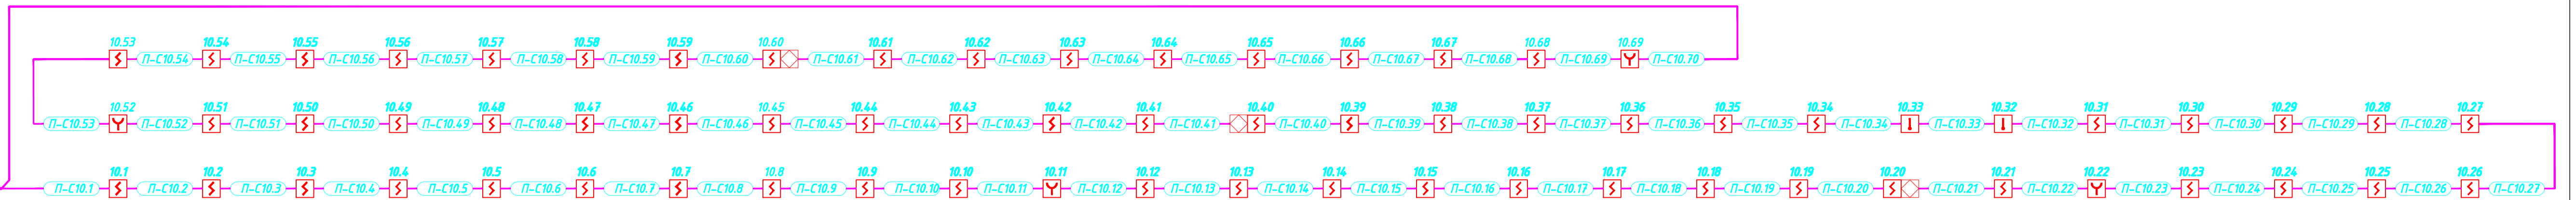



Блок А отм. +3.000

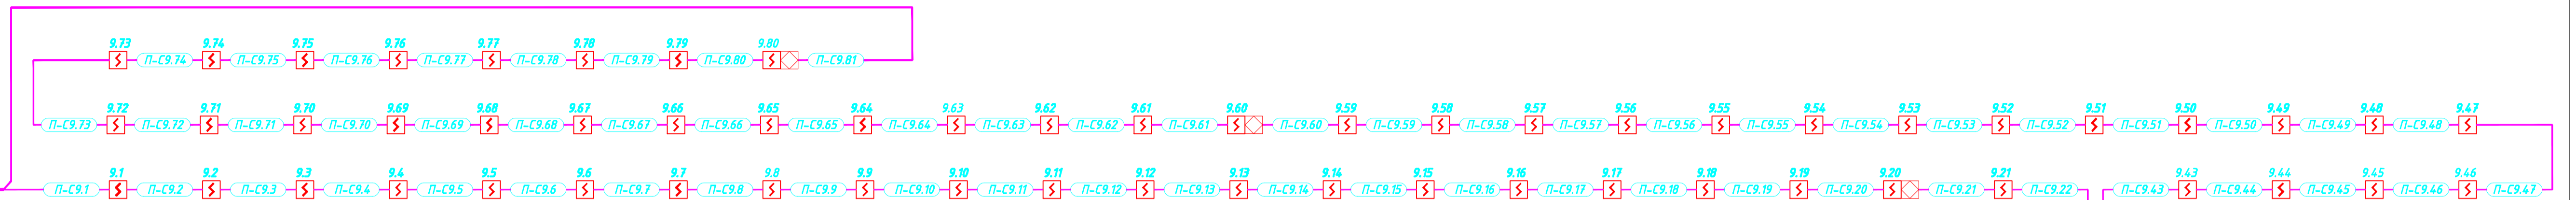


Блок А Чердак



Блок А отм. +0.000

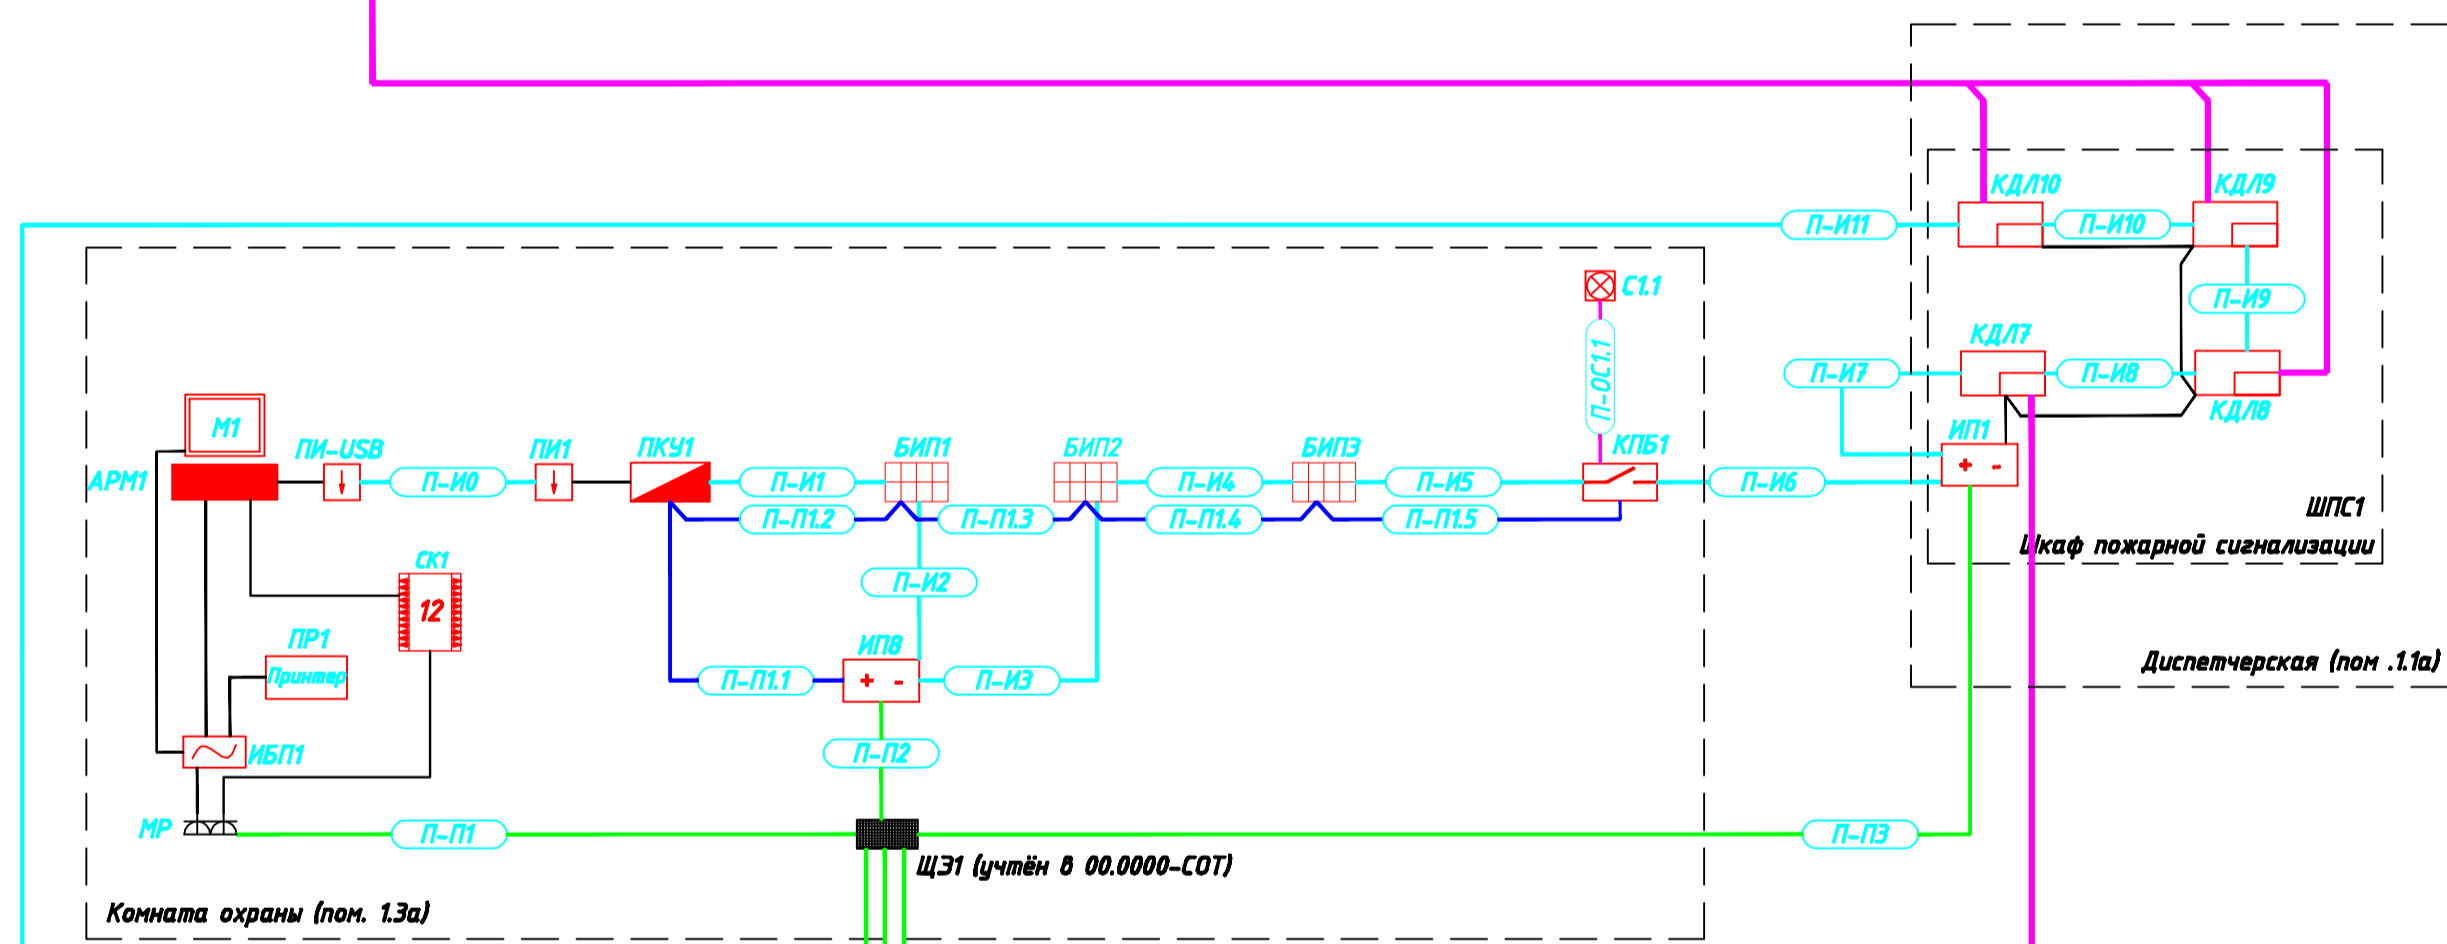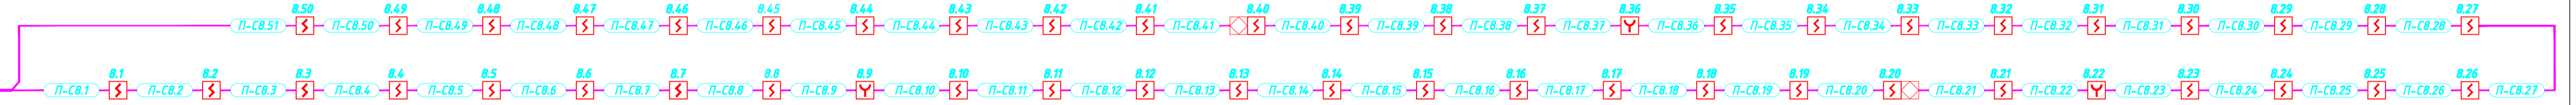

Блок А отм. -3.000

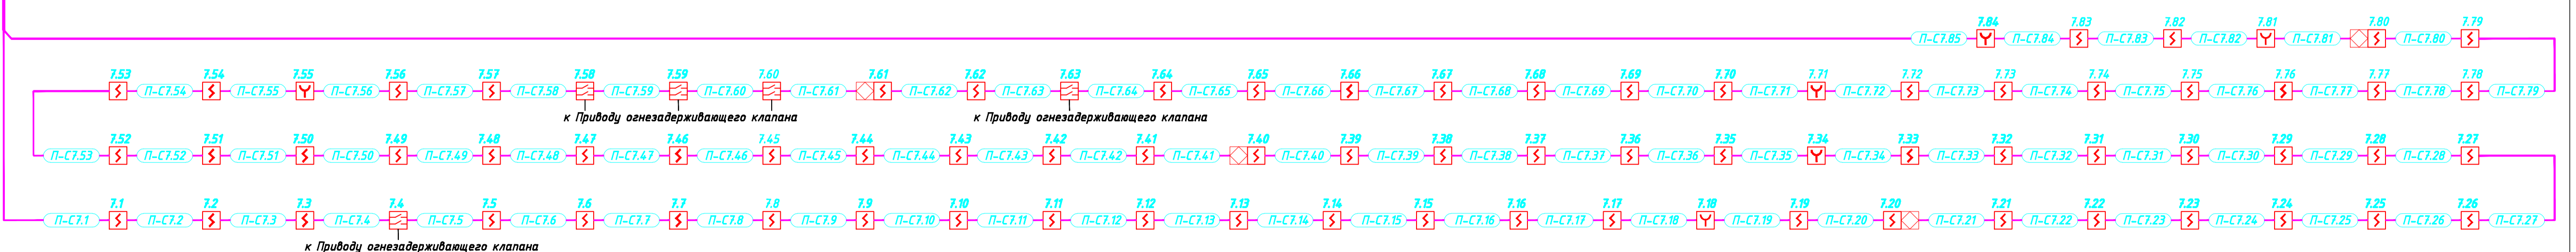

Составлено	
Составлено	
Инв. № подл.	
Листы и дата	
Взам. инв. №	

00.0000-СПС							
Изм.	Колуч.	Лист	№ док.	Подп.	Дата		
Система пожарной сигнализации					Стадия	Лист	Листов
					РП	7	25
Структурная схема. Лист 2.					ЛНТ		
ГИП: Ляшенко					СЕРВИСНЫЙ ЦЕНТР		
Проверил: Ляшенко					Формат А1		
Разраб.: Пармичик					Копировал		