

Согласовано


Согласовано

Взам. инв. №

Подл. и дата

Инв. № подл.

Позиционное обозначение	Наименование	Кол.	Примечание
ЩЗ	Навесной распределительный щит		
	на 12 модулей 601201, (Legrand)	1	
QF0	Автоматический выключатель однополюсный		
	006376, 16A (Legrand)	1	
QF10-11	Автоматический выключатель однополюсный		
	068 56, 6A (Legrand)	2	

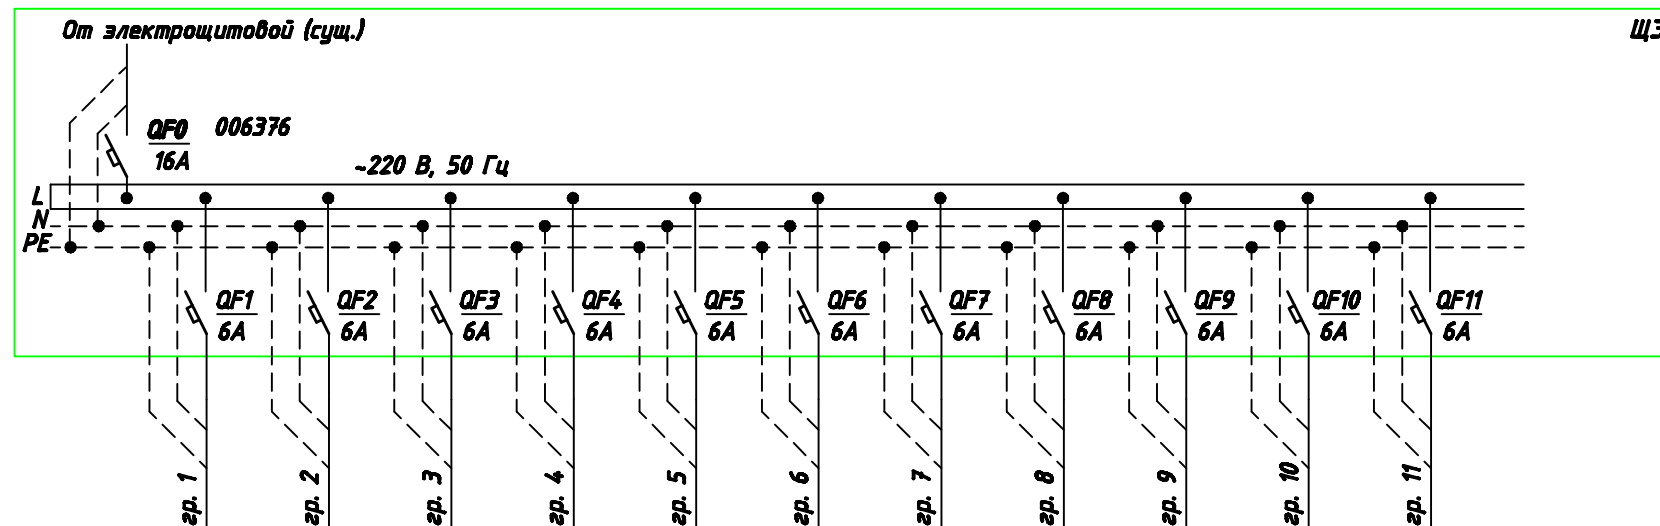

Электроприемник	Наим-ние	СКД ИП1	СКД ИП2	СКД ИП3	СКД ИП4	СКД ИП5	СКД ИП6	СКД ИП7	СКД ИП8	СКД ИП9	СОТ БП1	СОТ ИПБ1
	Р, Вт	133	118	118	118	118	118	118	118	118	150	670
	I, А	0,62	0,55	0,55	0,55	0,55	0,55	0,55	0,55	0,55	0,7	3
	Марка, сечение провода	ВВГнг 3x1,5	ВВГнг 3x1,5	ВВГнг 3x1,5	ВВГнг 3x1,5	ВВГнг 3x1,5	ВВГнг 3x1,5	ВВГнг 3x1,5	ВВГнг 3x1,5	ВВГнг 3x1,5	ВВГнг 3x1,5	ВВГнг 3x1,5
	Тип авт.	068 56	068 56	068 56	068 56	068 56	068 56	068 56	068 56	068 56	068 58	068 58
	Фаза	1	1	1	1	1	1	1	1	1	1	1

Изм.	Кол.уч.	Лист	№ док.	Подп.	Дата
Проверил	Парыпчик				
Разраб.	Сергеев				

000.0000-СОТ

Система охранного телевидения

Стадия	Лист	Листов
ПД	9	9

Однолинейная схема



Копировал

Формат А3