


Согласовано

Согласовано

Взам. инв. №

Подл. и дата

Инв. № подл.

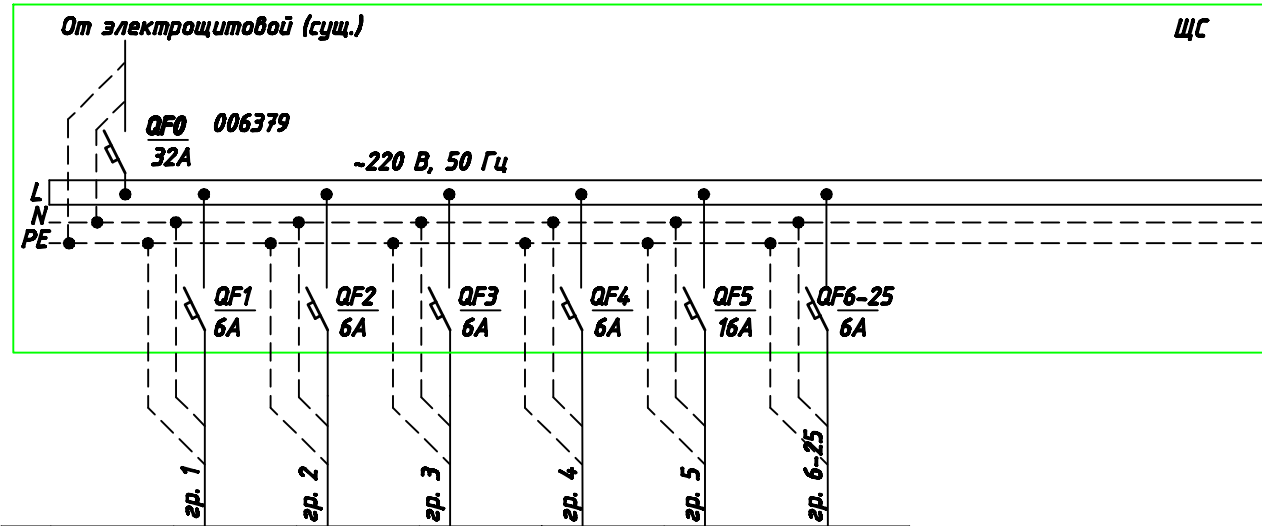

Наим-ние	СПС	СО	СУЧД	СУЧД	САПП	
	БП1	БАС БУМ2	БП2	БП3	БП4	АСПТ1-21
Р, Вт	150	150	150	150	150	2100
I, А	0,7	0,7	0,7	0,7	0,7	9,55
Марка, сечение провода	ВВГнг 3x1,5	ВВГнг 3x1,5	ВВГнг 3x1,5	ВВГнг 3x1,5	ВВГнг 3x1,5	ВВГнг 3x1,5
Тип авт.	006372	006372	006372	006372	006372	006376
Фаза	1	1	1	1	1	1

Позиционное обозначение	Наименование	Кол.	Примечание
ЩС	Накладной распределительный щит на 24 модуля 601202, (Legrand)	1	
QF1-QF25	Автоматический выключатель однополюсный 006372, 6А (Legrand)	25	
QF0	Автоматический выключатель однополюсный 006379, 32А (Legrand)	1	

000.0000-СОУЭ

Изм.	Кол.уч.	Лист	№ док.	Подп.	Дата	Система оповещения и управления эвакуацией людей при пожаре	Стадия	Лист	Листов
Разраб.		Сергеев					ПД	9	10
Пров.		Парыпчик				Схема однолинейная			



Копировал