


Согласовано

Согласовано

Взам. инв. №

Подп. и дата

Инв. № подл.

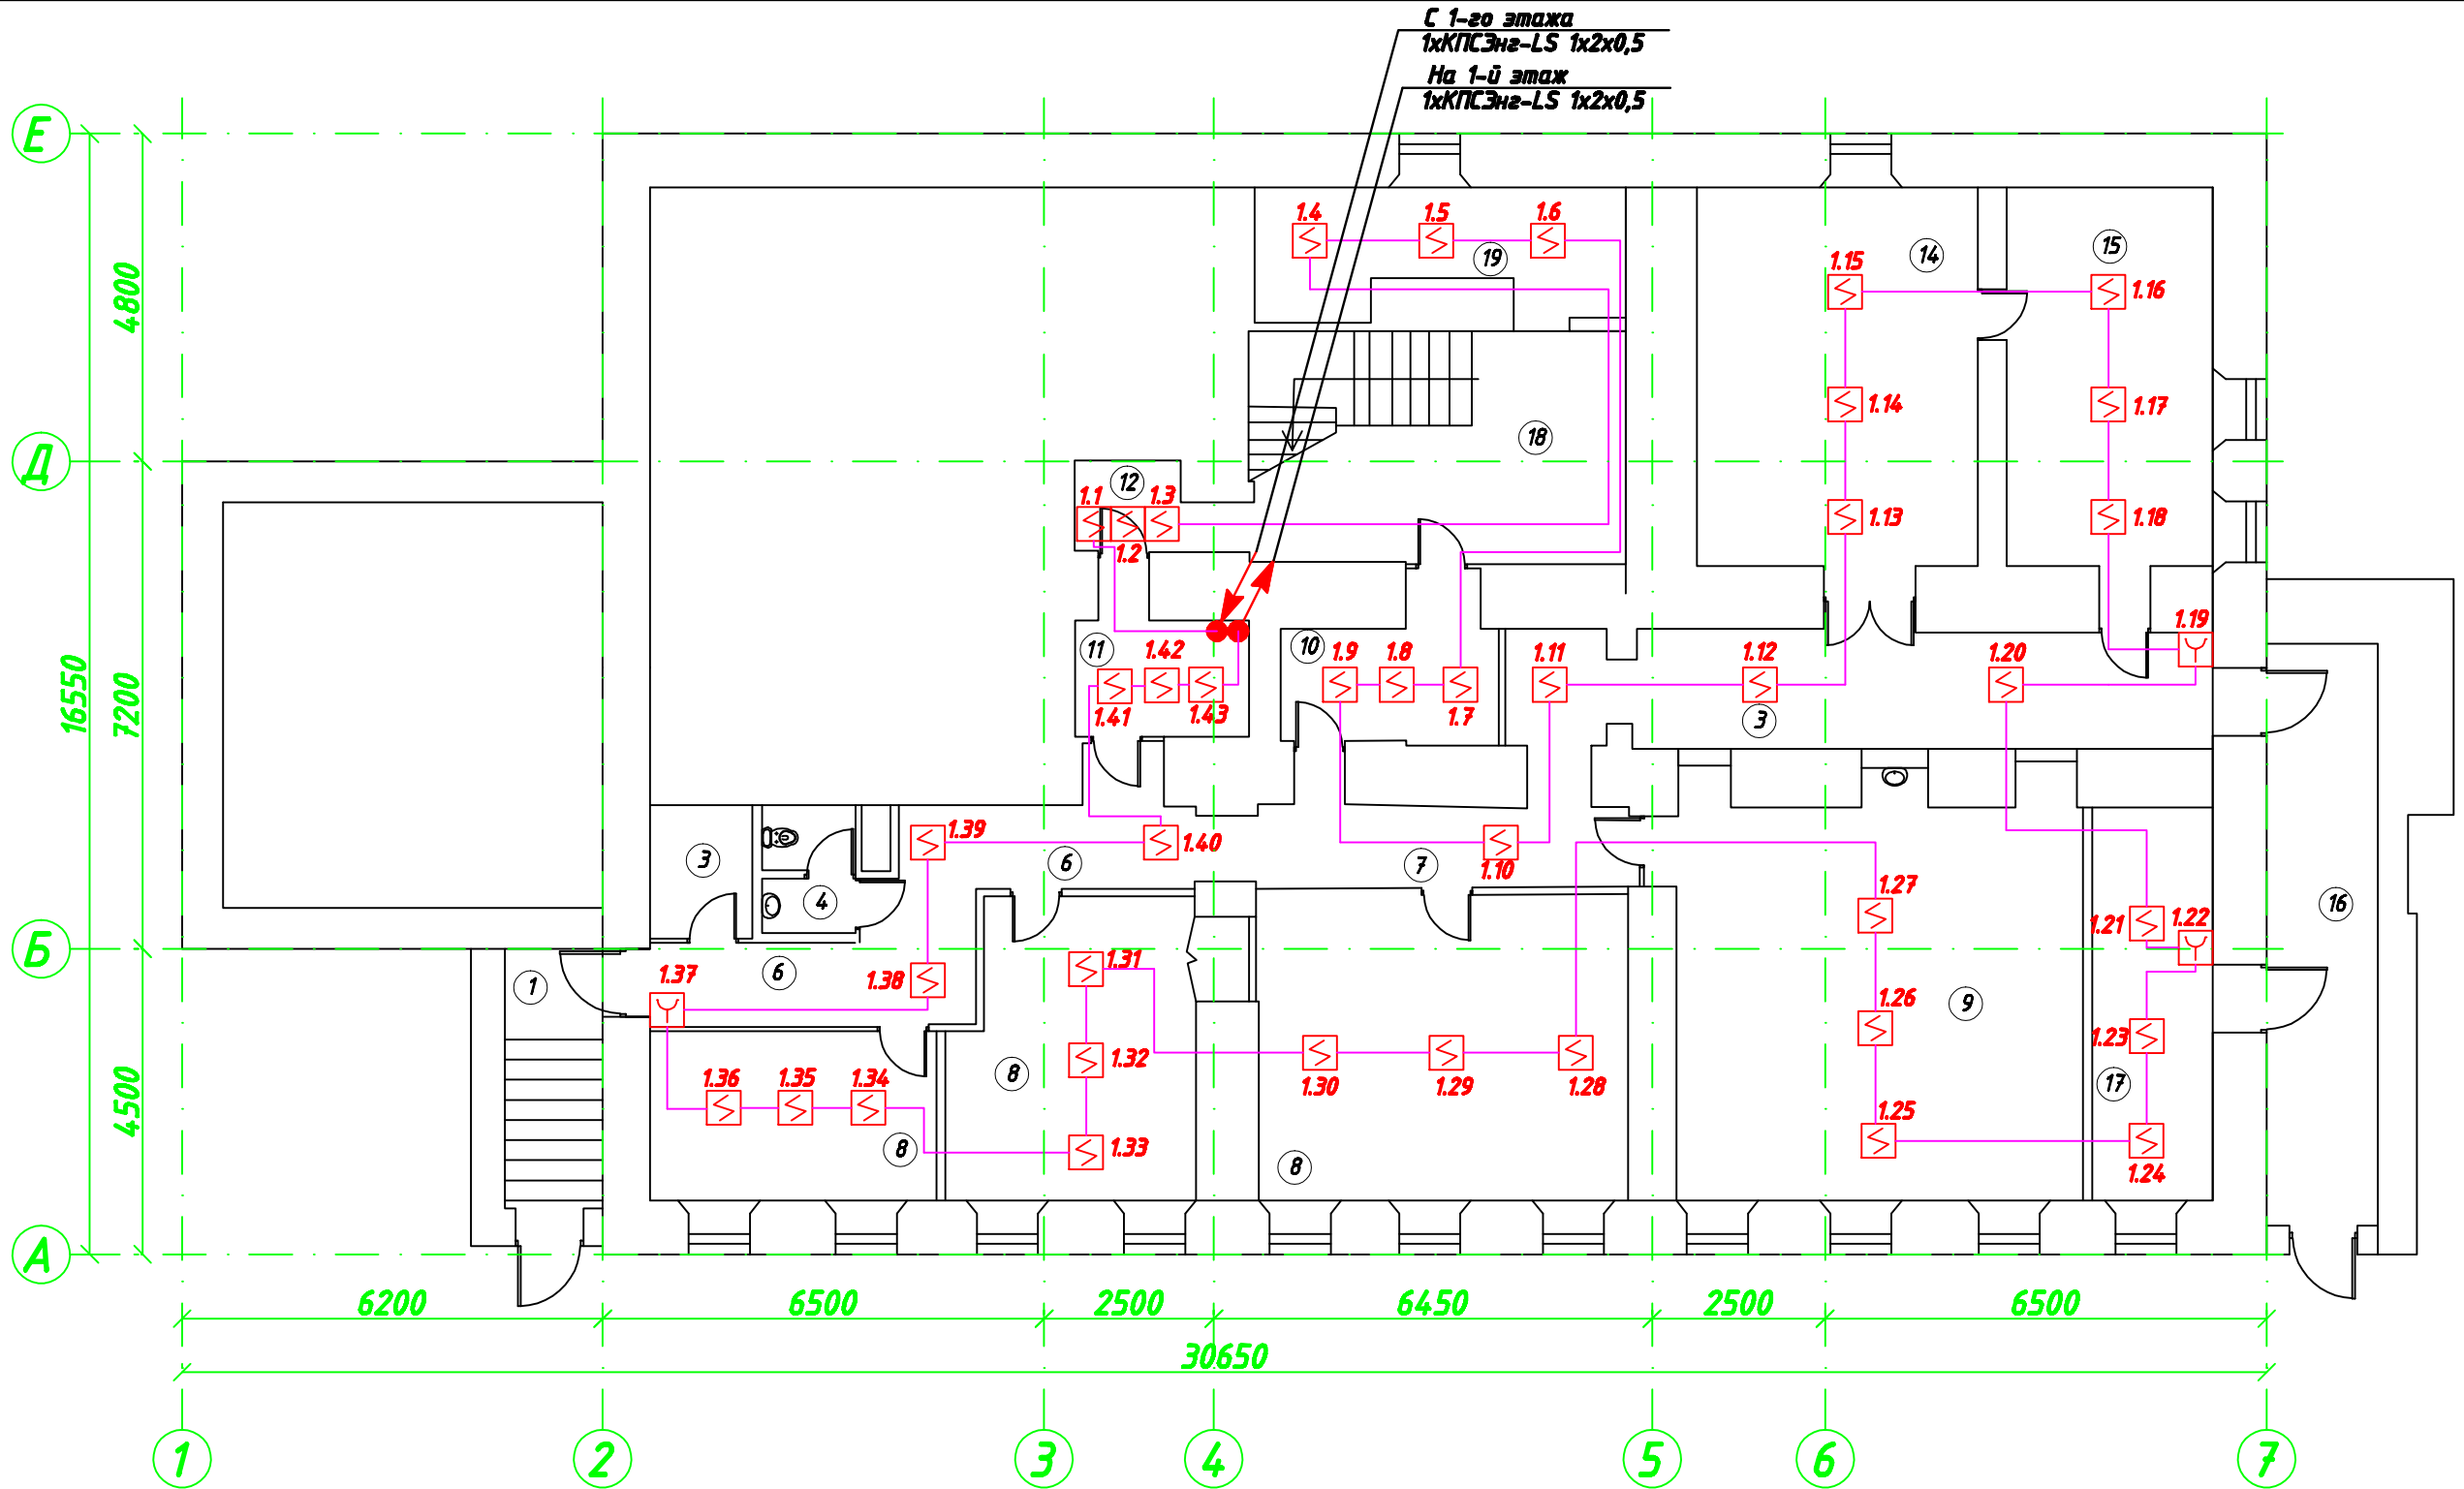

Экспликация помещений		
1	Площадка (вход)	2,08
2	Венткамера	9,18
3	Хозяйственное помещение	2,47
4	С.У	2,67
5	Гардероб сотрудников	15,85
6	Коридор	13,60
7	Коридор	7,62
8	Комната отдыха	25,53
9	Комната приема пищи	35,86
10	Тамбур-шлюз	6,25

Экспликация помещений		
11	Техническое помещение	4,82
12	Техническое помещение	2,41
13	Коридор	19,52
14	Венткамера	21,94
15	Техническое помещение	16,04
16	Коридор	5,51
17	Техническое помещение	11,07
18	Лестничная клетка	15,96
19	Техническое помещение	9,51
	Общая площадь на этаже	231,70

Изм.	Кол.уч.	Лист	№ док.	Подп.	Дата
Разраб.		Сергеев			
Пров.		Парыпчик			

000.000-СПС

Система пожарной сигнализации

План размещения оборудования и кабельных трасс. План подвал

Стадия	Лист	Листов
ПД	3	10



Копировал