


Согласовано

Согласовано

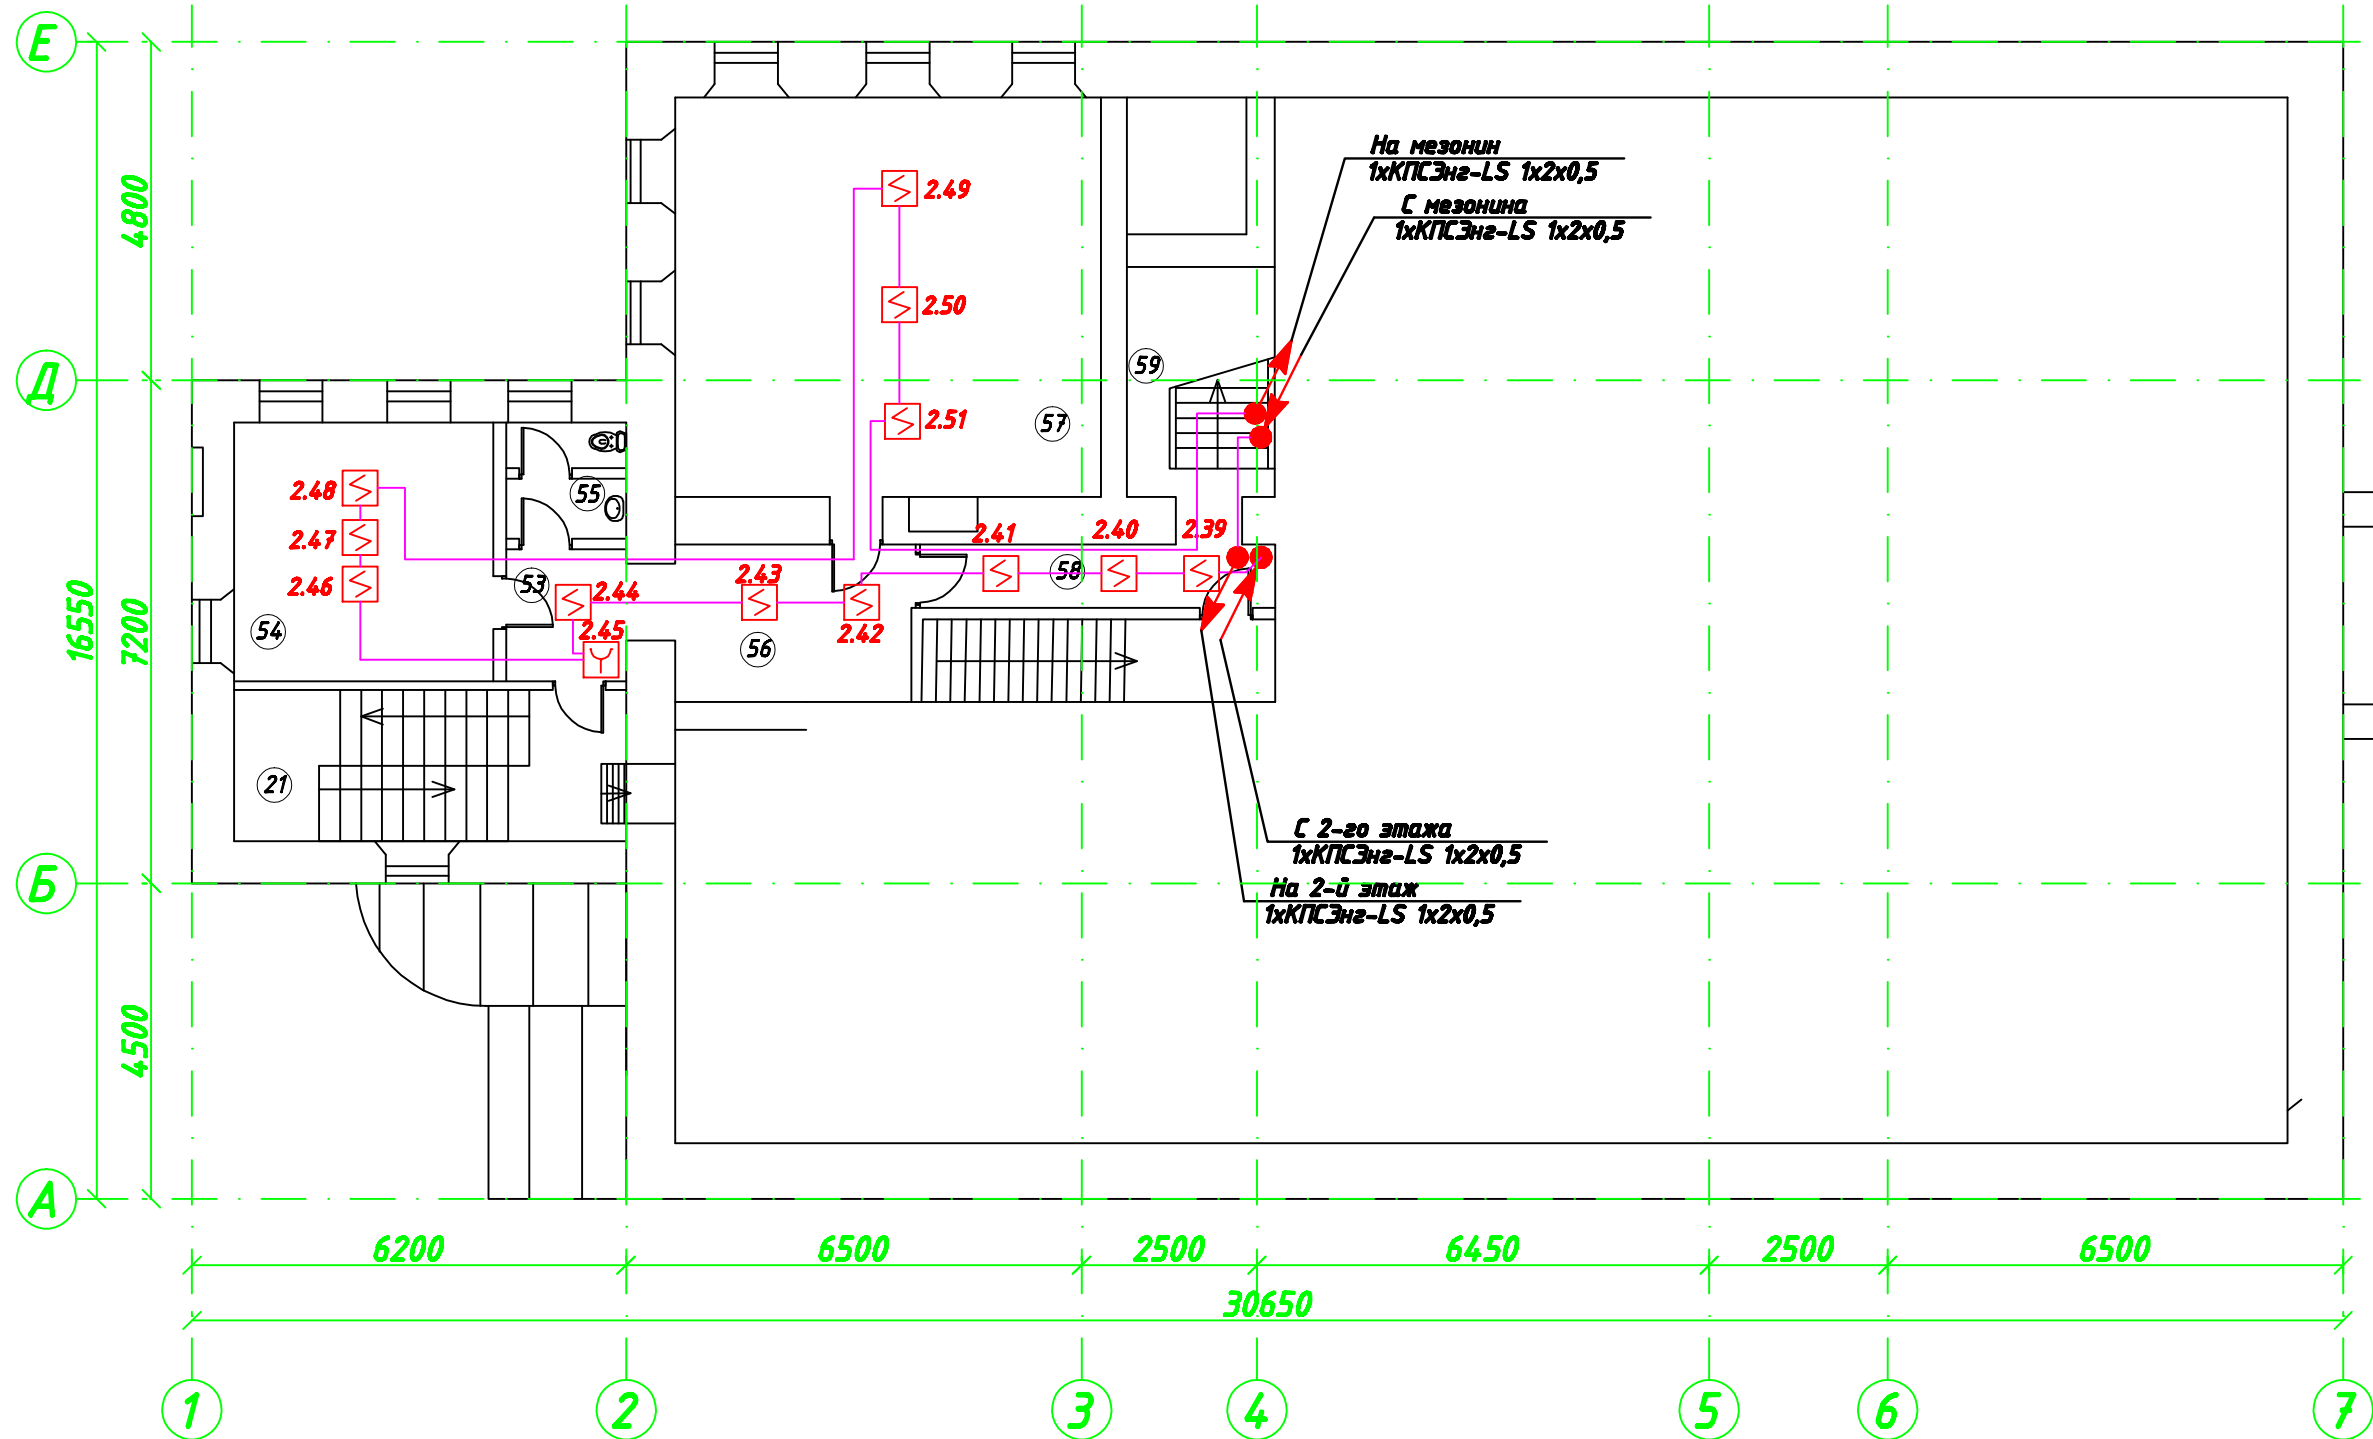

Взам. инв. №

Подп. и дата

Инв. № подл.

Экспликация помещений		
53	Коридор	3,53
54	Службное помещение	15,68
55	С.У.	3,59
56	Коридор	7,73
57	Службное помещение	38,92
58	Коридор	8,31
59	Лестничный холл	3,91
	Общая площадь на этаже	81,67

					000.000-СПС		
Изм.	Кол.уч.	Лист	№ док.	Подп.	Дата		
Разраб.	Сергеев			<i>[Signature]</i>			
Пров.	Парыпчик						
						Система пожарной сигнализации	
						Стадия	Лист
						ПД	6
						Листов	10
						План размещения оборудования и кабельных трасс. План антресоль	
						UNT СЕРВИСНЫЙ ЦЕНТР	

Копировал