


Согласовано	
Согласовано	

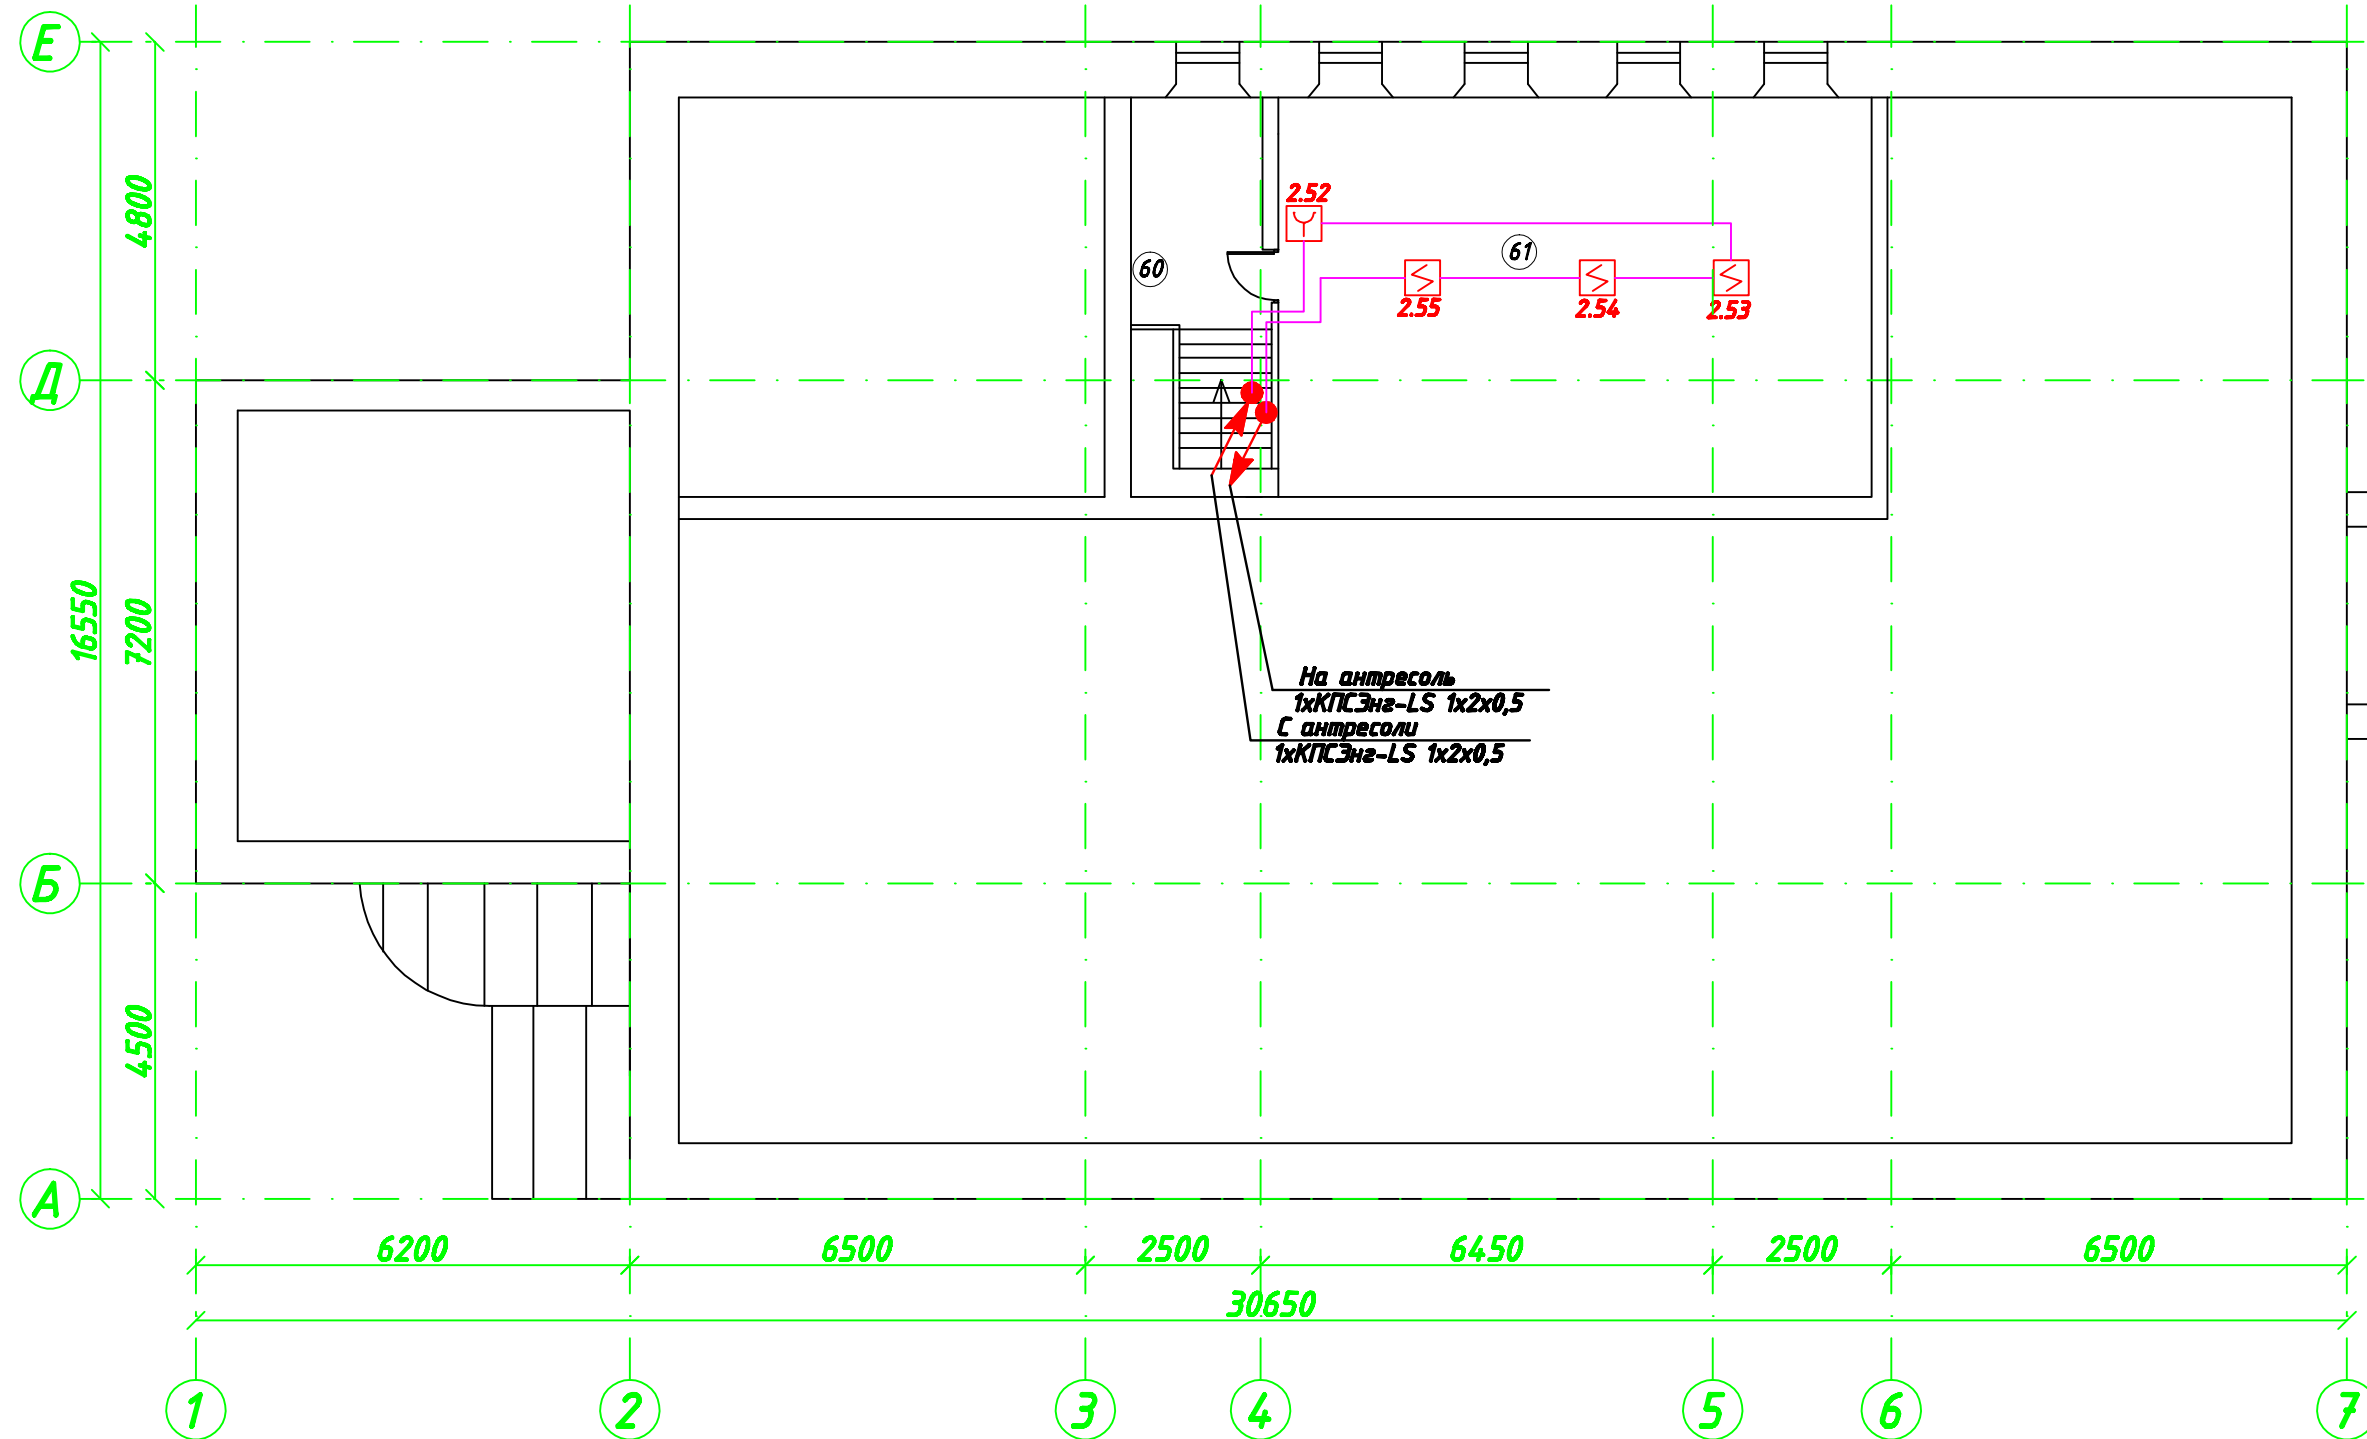

Инв. № подл.	Подп. и дата	Взам. инв. №

Экспликация помещений		
60	Холл	7,24
61	Кабинет сотрудника	51,34
	Общая площадь на этаже	58,58

Изм.	Кол.уч.	Лист	№ док.	Подп.	Дата
Разраб.			Сергеев	<i>[Signature]</i>	
Пров.			Парыпчик		

000.000-СПС			
Система пожарной сигнализации	Стадия	Лист	Листов
	ПД	7	10
План размещения оборудования и кабельных трасс. План мезонина			

Копировал