




Схемы подключения извещателей ИП212-ЭСМ, ИПР-ЭСУ

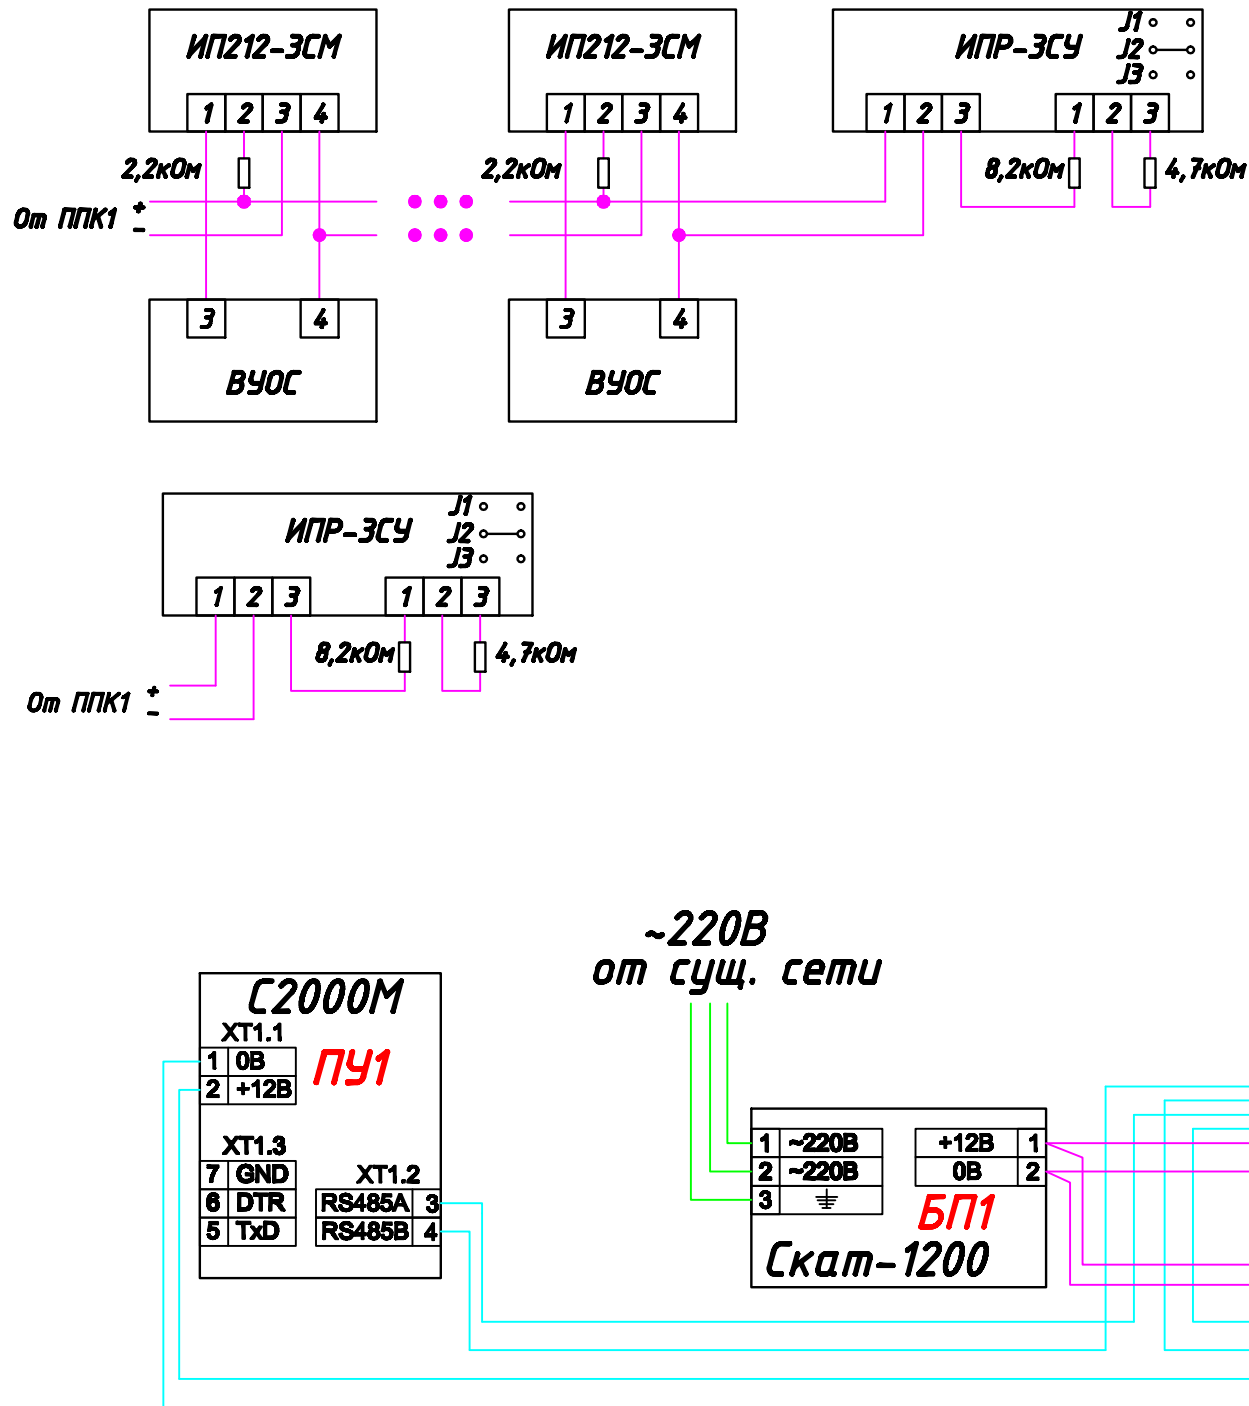

Сигнал-20П SMD
ППК1

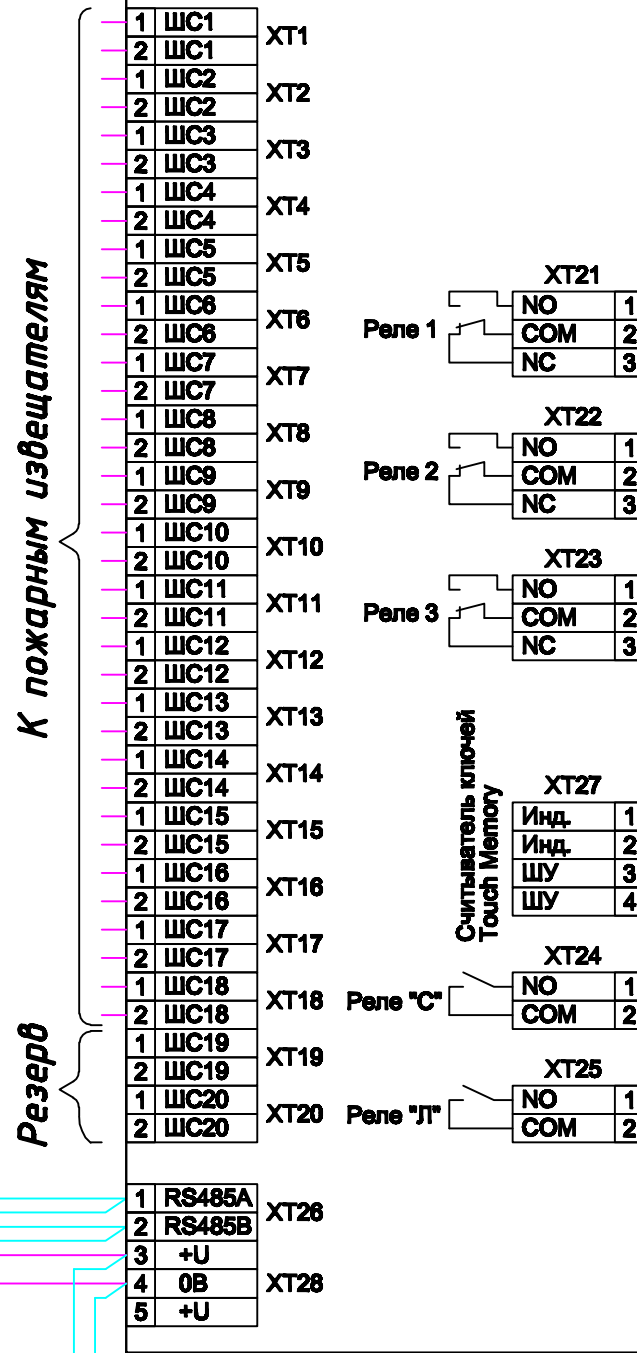

Сигнал-20П SMD
ППК2

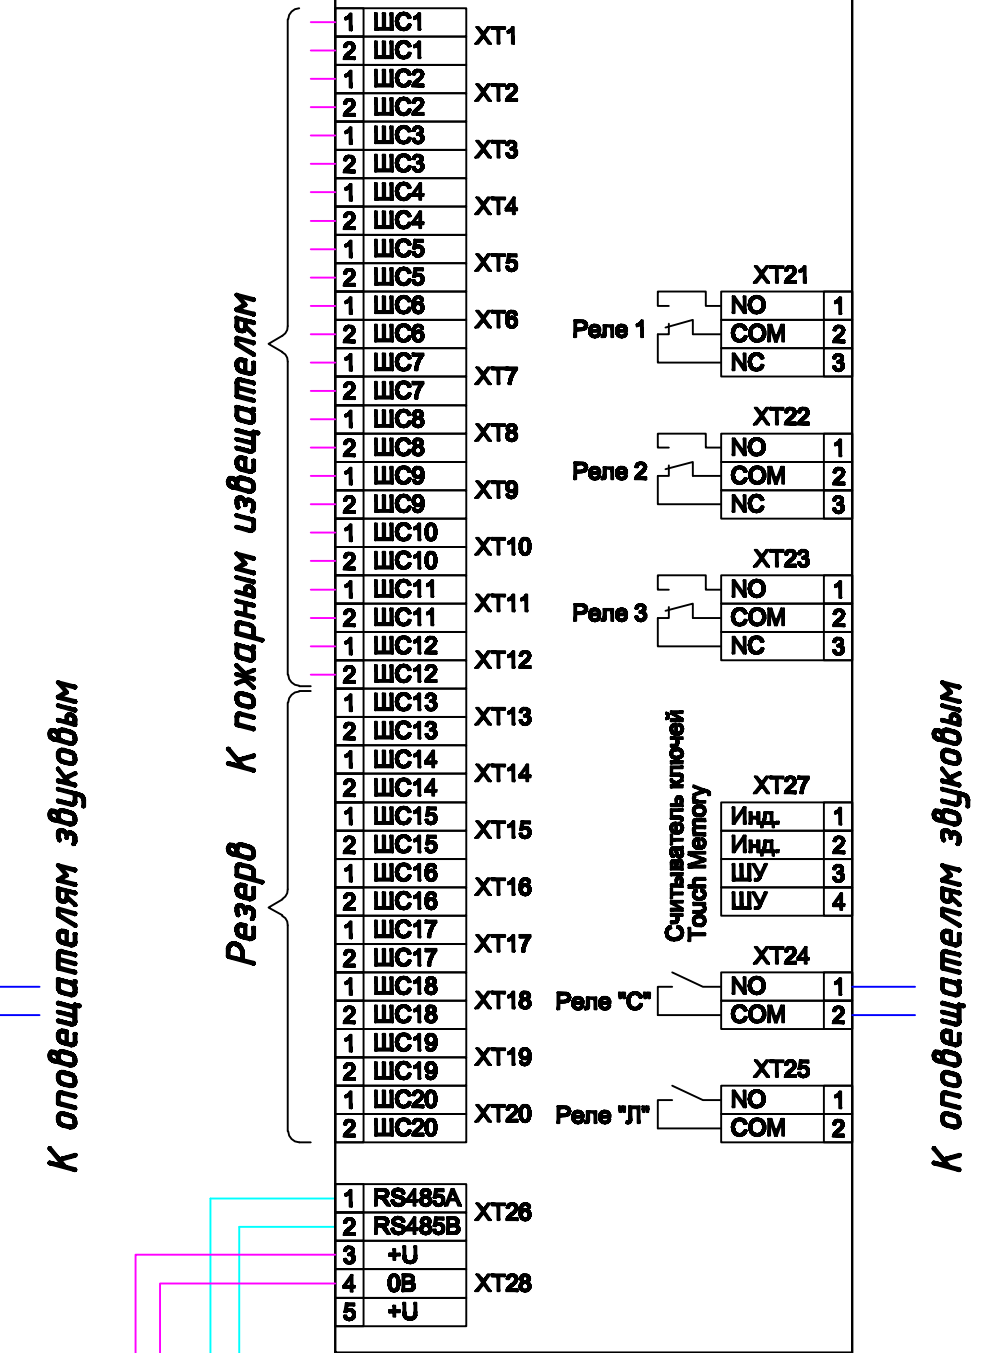

Согласовано

Согласовано

Инв. № подл.	Подп. и дата	Взам. инв. №

00.0000-СПС

Изм.	Кол.	Лист	НДок	Подп.	Дата	Стадия	Лист	Листов	
						Система пожарной сигнализации	ПД	8	8
						Схема подключения оборудования	<p>Формат А3</p>		