


Согласовано		Взам. инв. №
Согласовано		Подп. и дата
Инв. № подл.	Подп. и дата	Взам. инв. №

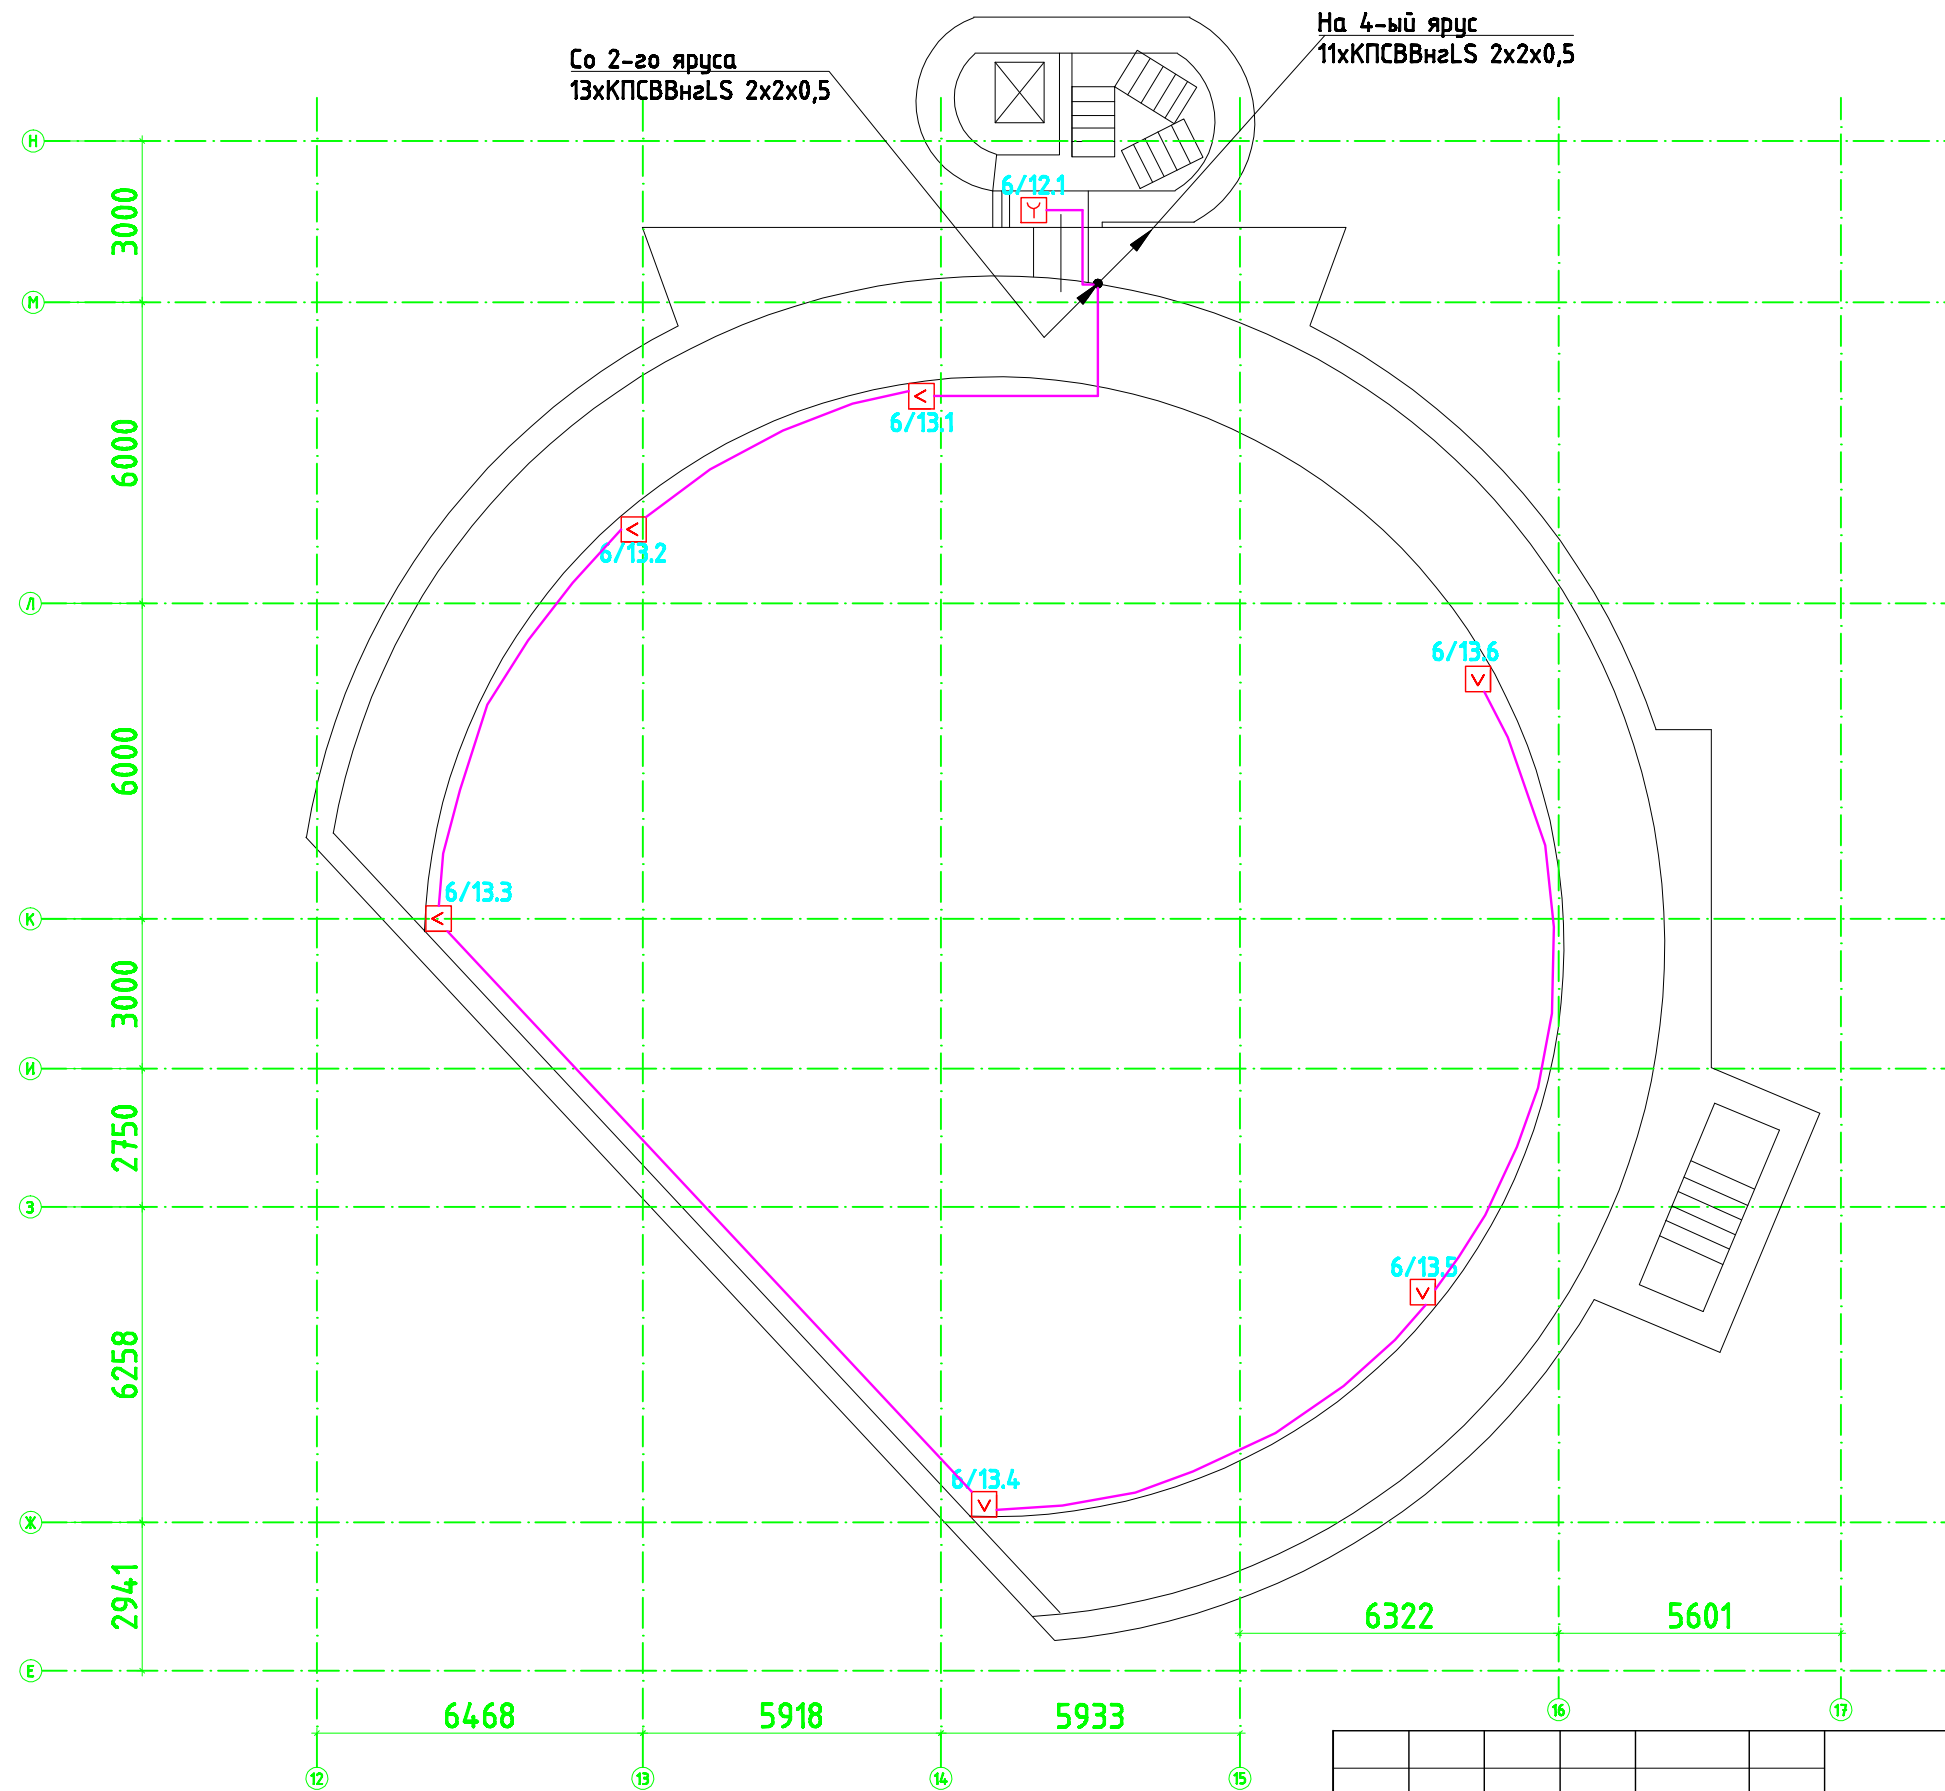

						00.0000-СПС		
Изм.	Колуч.	Лист	№ док.	Подп.	Дата	Автоматическая система пожарной сигнализации, управления систем противопожарной защиты и управления технологическим и инженерным оборудованием		
ГИП						Ляшенко		
Пров.						Долгополов		
Разраб.						Парыпчик		
						План расположения оборудования и кабельных трасс. Сцена 3-ий ярус.		
						Стадия	Лист	Листов
						РП	13	21
						LNT СЕРВИСНЫЙ ЦЕНТР		

Копировал

Формат А3