


Согласовано

Взам. инв. №
Подп. и дата
Инв. № подл.

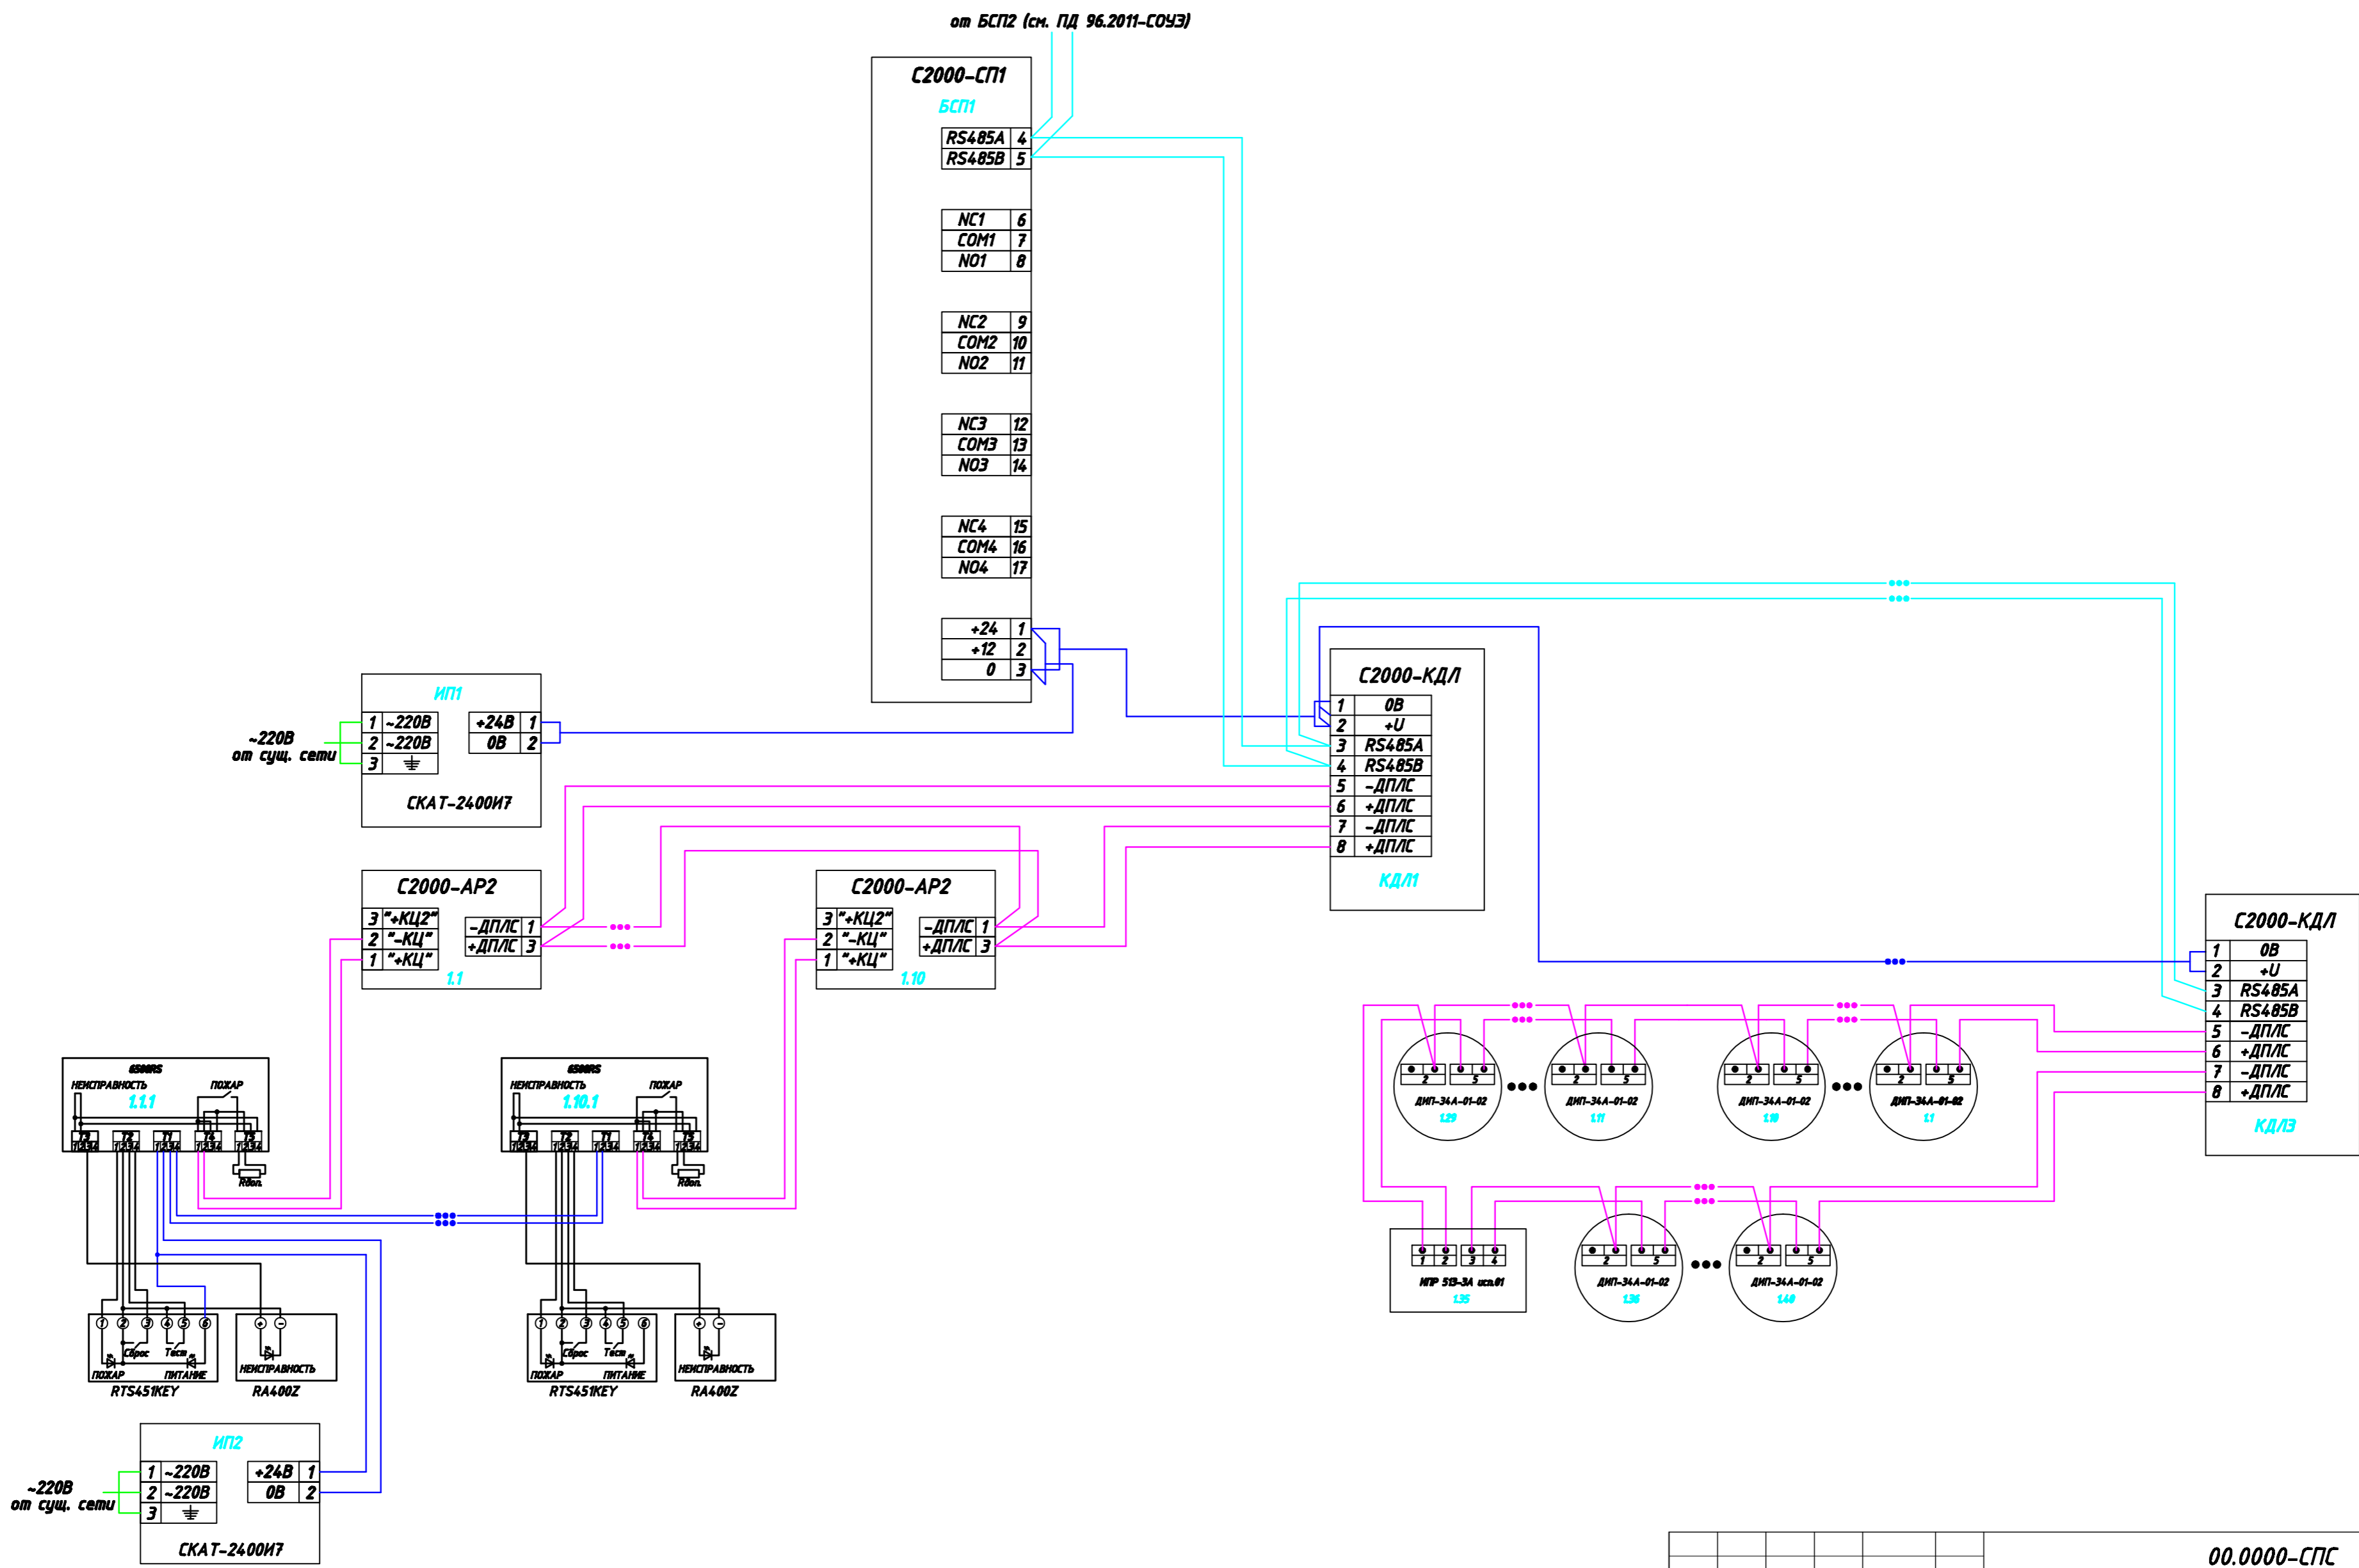

00.0000-СПС					
Складской комплекс					
Изм.	Колуч.	Лист	№ док.	Подп.	Дата
Система пожарной сигнализации			Стадия	Лист	Листов
			ИД	9	9
Схема подключения оборудования					
Разраб.					

